


NÁVRH INTERIÉRU-DŮM SLUŽEB-ELEKTROINSTALACE

ZÁDVEŘÍ, VSTUPNÍ CHODBA, KADEŘNICTVÍ

PŮDORYS

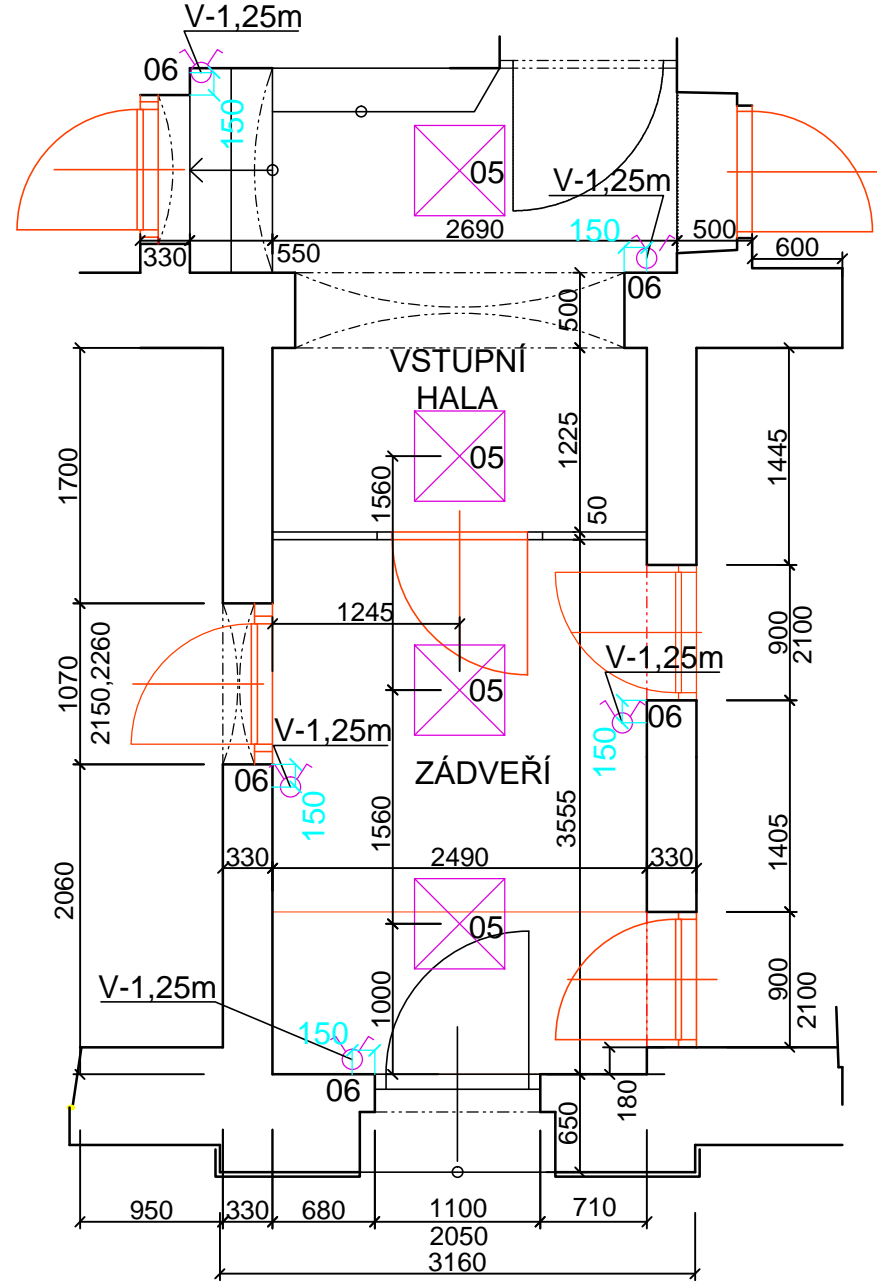



05-PŘISAZENÉ LED SVÍTIDLO



MATERIÁL:
KOV/PLAST
BARVA:STŘÍBRNÁ/LESK
ROZMĚR:600x600x40mm
POČET:4ks


06-VYPÍNAČE, ZÁSUVKY

BARVA:ŠEDÁ

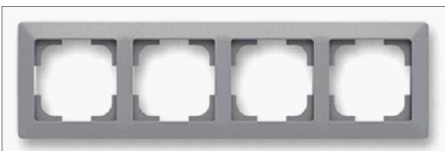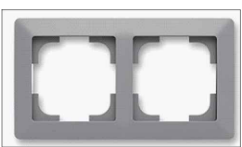


KADEŘNICTVÍ

PŮDORYS

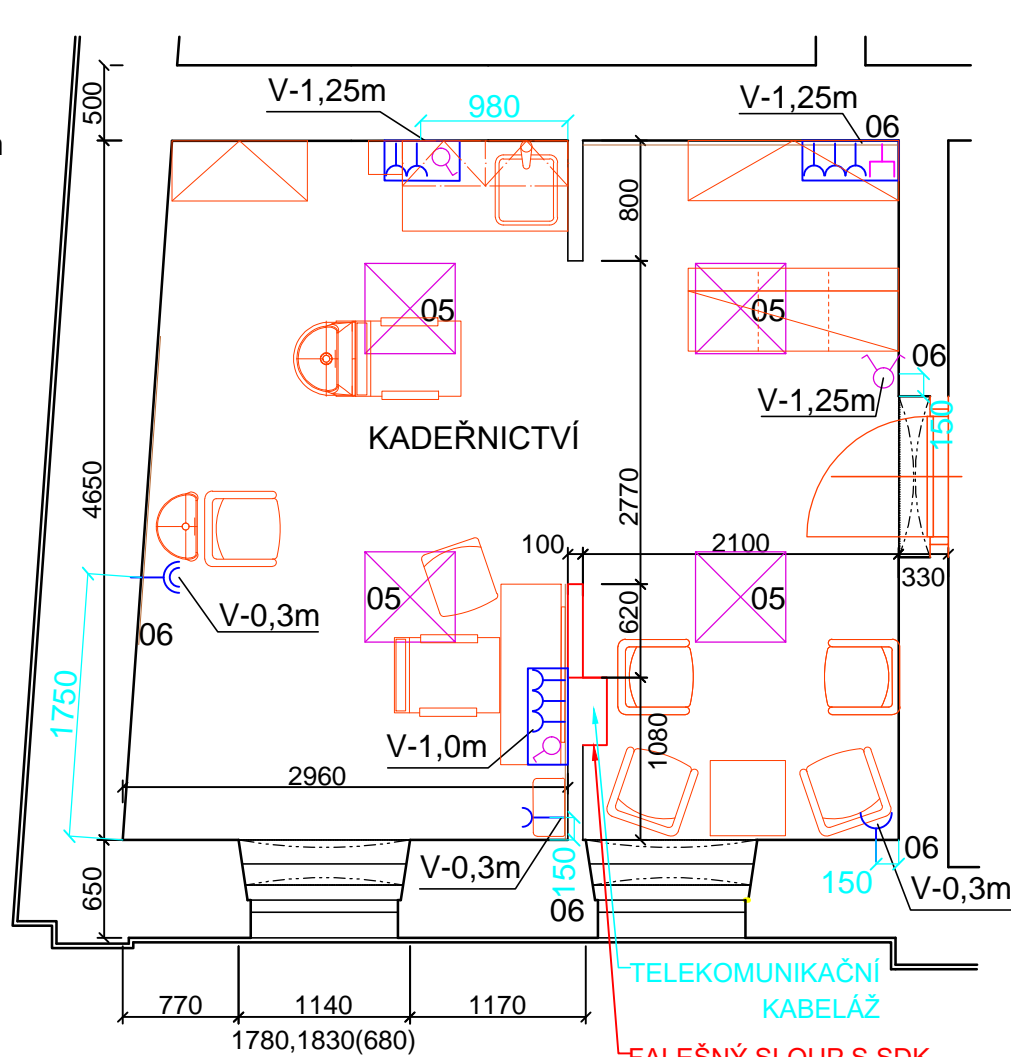



05-PŘISAZENÉ LED SVÍTIDLO

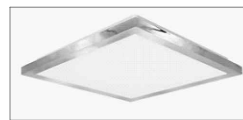

MATERIÁL:
KOV/PLAST
BARVA:STŘÍBRNÁ/LESK
ROZMĚR:600x600x40mm
POČET:4ks

06-VYPÍNAČE, ZÁSUVKY

BARVA:ŠEDÁ

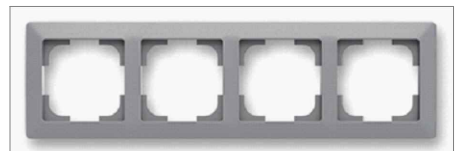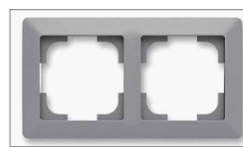

09-ZRCADLO-NÁSTĚNNÉ



TYP:S LED
OSVĚTLENÍM
ROZMĚR:
900x900mm
STUPEŇ OCHRANY:
IP44
NAPĚTÍ:23V
POČET:1ks

LEGENDA ZNAČENÍ:

VYPÍNAČ 10A/230V

DVOJZÁSUVKA 16A/230V

ZÁSUVKA 16A/230V

RÁMEK S 3 ZÁSUVKAMI
A 1 VYPÍNAČEM16A/230V

RÁMEK S 3 ZÁSUVKAMI
A USB

PŘISAZENÉ SVÍTIDLO-NOVÉ
ROZMĚR:600x600x40mm

RÁMEK S 2 ZÁSUVKAMI
A 1 VYPÍNAČEM16A/230V

OBVODOVÉ A NOSNÉ ZDIVO

PŘÍČKY

STÁVAJÍCÍ KONSTRUKCE NAD ŘEZEM

STÁVAJÍCÍ VYBAVENÍ-VIDITELNÁ HRANA

NOVÁ KONSTRUKCE-VIDITELNÁ HRANA

STÁVAJÍCÍ VYBAVENÍ-ZKRYTÁ HRANA

NOVÝ NÁBYTEK-VIDITELNÁ HRANA

NOVÝ NÁBYTEK-HRANA NAD ŘEZEM

NOVÝ NÁBYTEK-ZKRYTÁ HRANA

POZN.:VÝKRES-ELEKTROINSTALACE NENAHRAZUJE EL.PROJEKT. DOKUMENTACI, TECH. PARAMETRY SE UPŘESNÍ PŘI REALIZACI.

VYPRACOVAL: Simona MOLEDOVÁ

NÁZEV STAVBY: Opava-Vávrovice

NÁZEV VÝKRESU: NÁVRH INTERIÉRU
DŮM SLUŽEB-ZÁDVEŘÍ, VSTUPNÍ CHODBA, KADEŘNICTVÍ
-ELEKTROINSTALACE

DATUM: 03/2025

MĚŘÍTKO: 1:50

Č.VÝKRESU:

D.1.3.01._a.

