


PŮDORYS 1.NP (M 1:100)

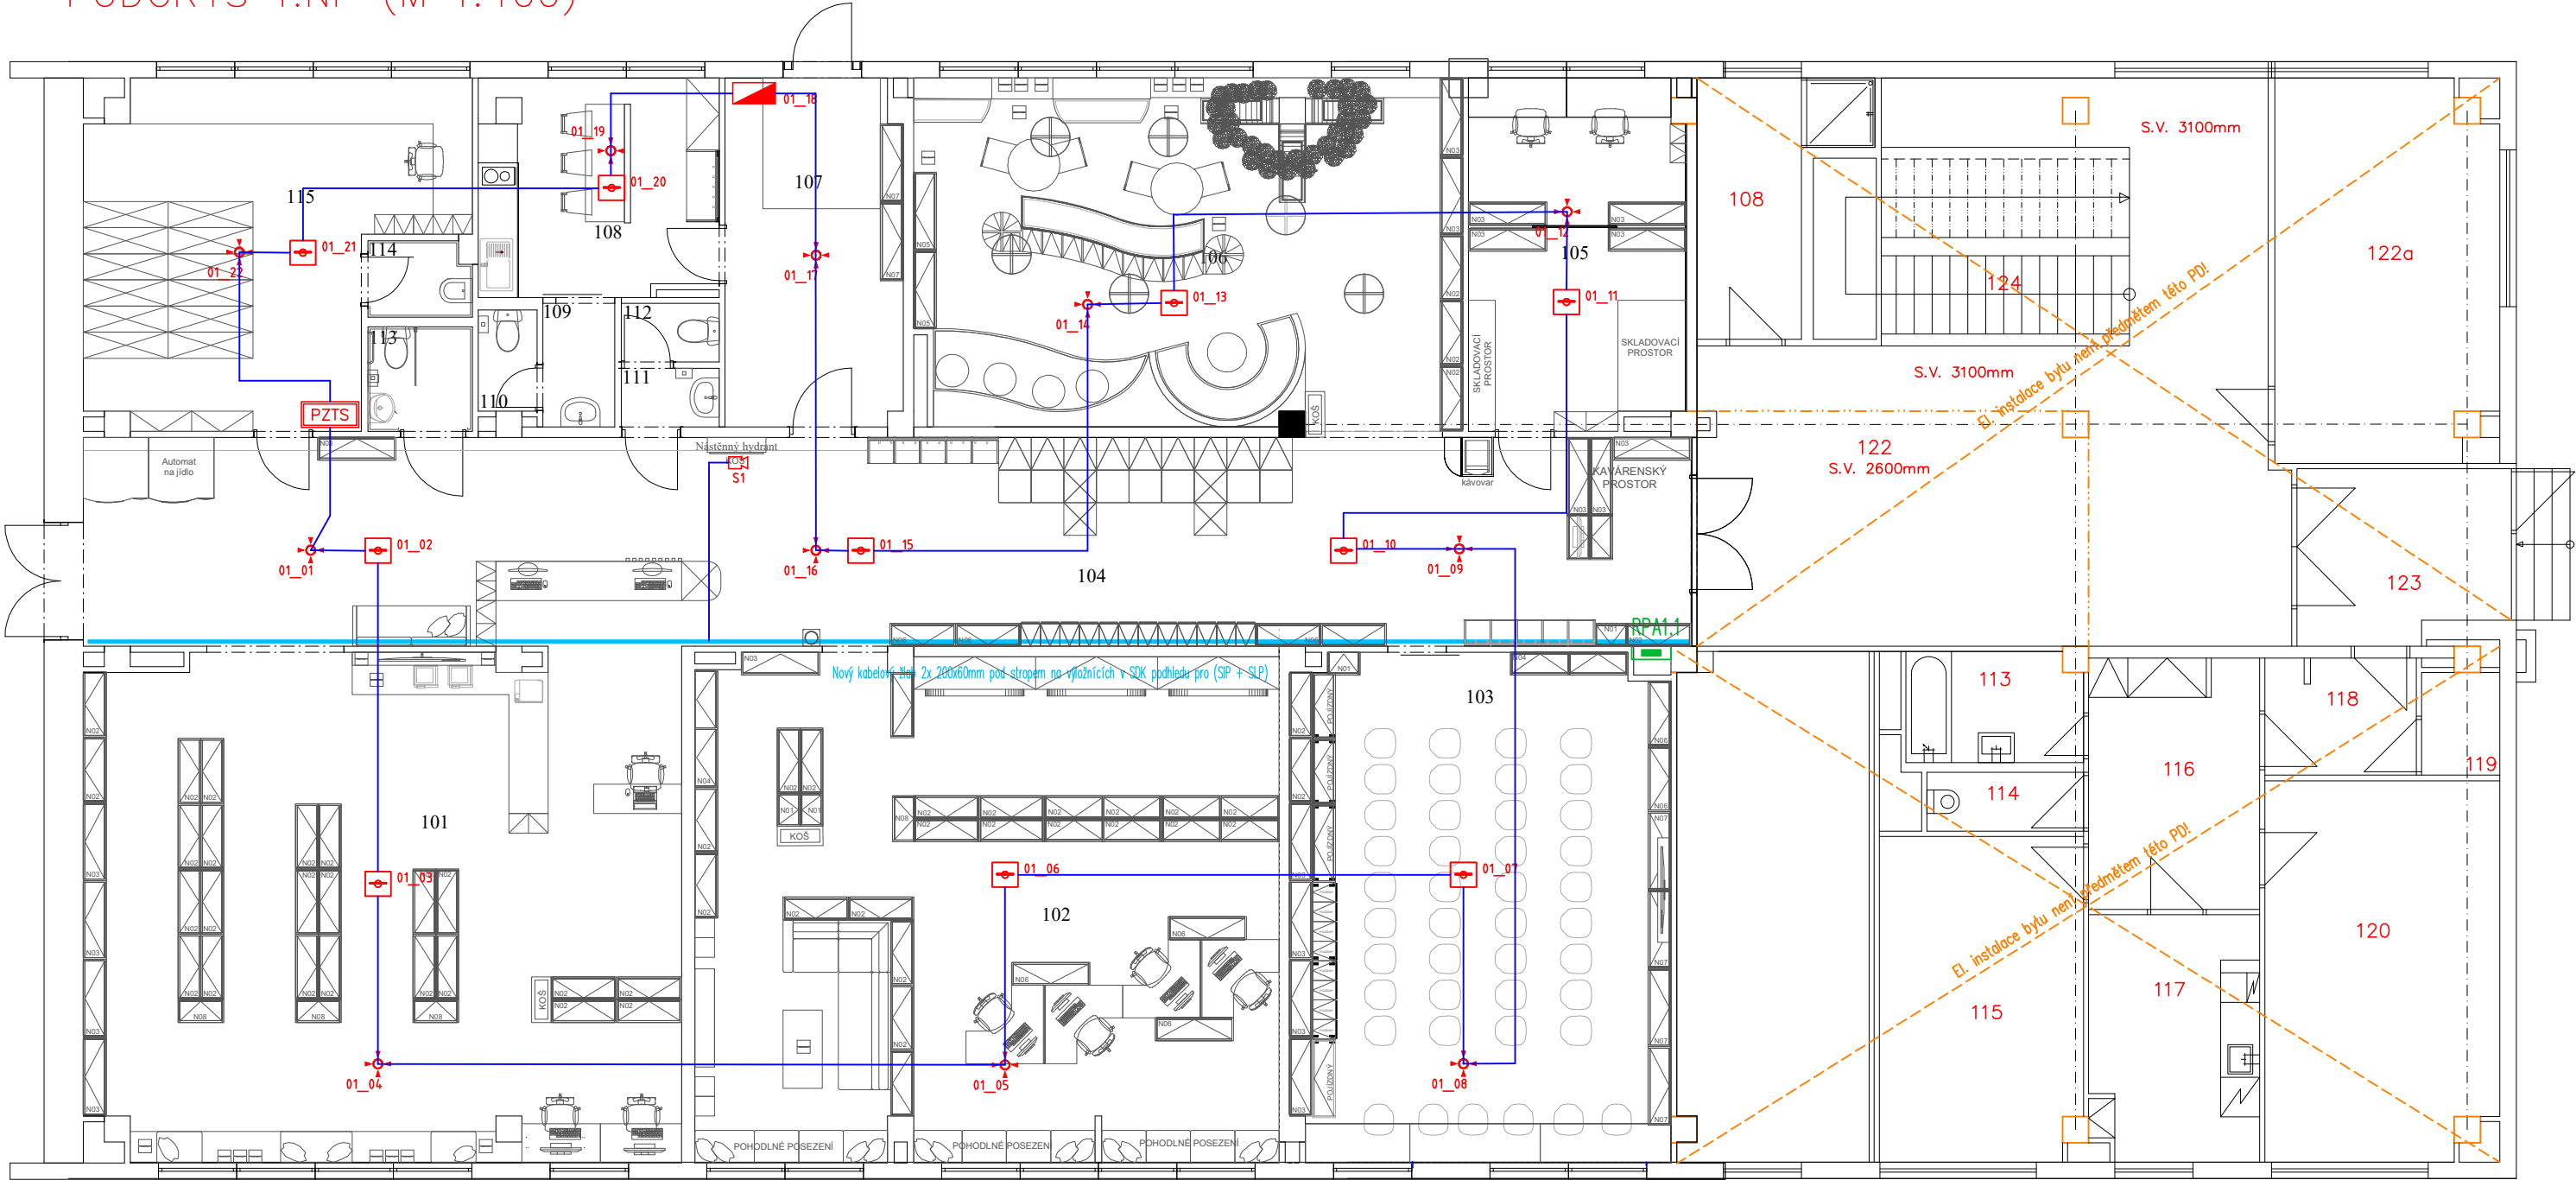

LEGENDA:

- PZTS - ústředna PZTS
- - požární detektor
- ⊕ - detektor pohybu srovní
- ▢ - klávesnice
- ▢ - vnitřní siréna
- - kabelové rozvody svazkový držák
- - kabelové žlab dodávka silnoproud

Upozornění : Při souběhu kabelů do 1000V s vedením sdělovacím je nutno dodržet odstup min. 20cm!!!

ROZVODNÁ SOUSTAVA : 3NPE~50Hz,400V/TN–C–S  
OCHRANA PŘED ÚRAZEM EL.PROUDEM DLE ČSN 33 2000–4–41 ed.3  
AUTOMATICKÝM ODPOJENÍM OD ZDROJE  
+ DOPLŇKOVÁ OCHRANA PROUDOVÝM CHRÁNIČEM max.30mA  
+ OCHRANNÝM DOPLŇUJÍCÍM POSPOJOVÁNÍM

PAVILON UV13Z–0

Tabulka místností			Tabulka místností		
Číslo	Název	Plocha [m²]	Číslo	Název	Plocha [m²]
101	KNIHOVNA PRO DOSPĚLÉ	72,23	109	CHODBA	2,08
102	ODPOČÍNKOVÁ ČITÁRNA	68,99	110	TOALETA ZAMĚSTNANCI	1,39
103	PROMÍTACÍ MÍSTNOST	45,03	111	CHODBA	1,34
104	CHODBA	68,62	112	WC MUŽI	1,34
105	SKLAD	17,58	113	WC ŽENY/INVALIDA	2,56
106	KNIHOVNA PRO NEJMENŠÍ	44,25	114	ÚKLIDOVÁ MÍSTNOST	1,80
107	ZÁDVEŘÍ	14,35	115	SKLAD KNIH	23,13
108	ZÁZEMÍ PRO ZAMĚSTNANCE	11,93			

NÁZEV A MÍSTO AKCE : Základní škola Opava – Šrámkova 4 Zařízení silnoproudé a slaboproudé elektrotechniky a stavební úpravy pavilonu UV13Z–0 Knihovna Petra Bezruče – Kateřinky		INDETAIL s.r.o. Projektování elektrických zařízení IČ: 06717390, DIČ: CZ06717390 Zacpalova 379/27, 746 01 Opava Tel.: +420 605 521 889 E-mail: kamil.kratky@seznam.cz		
INVESTOR : Knihovna Petra Bezruče v Opavě, p.o. (IČ: 00318574) Nádražní okruh 695/27, 746 01, Opava		ZODPOVĚDNÝ PROJEKTANT :		Č.PARÉ.
PROFESE : D.1.2 – Technika prostředí staveb (TPS) D.1.2.6 TPS – Elektronické komunikace		KAMIL KRÁTKÝ, ČKAIT 1102773		1 2 3
		PODPIS :		4 5 6
		VYPRACOVAL :		7 8 9
		PETR KUČERA		
NÁZEV VÝKRESU : SLP – PZTS 1.NP		PODPIS :		Č.VÝKR.
		STUPEŇ PD : DPS		D.1.2.6.2–02
		MĚŘÍTKO : 1:100		
		DATUM : DUBEN 2025		