


PŮDORYS 1.NP

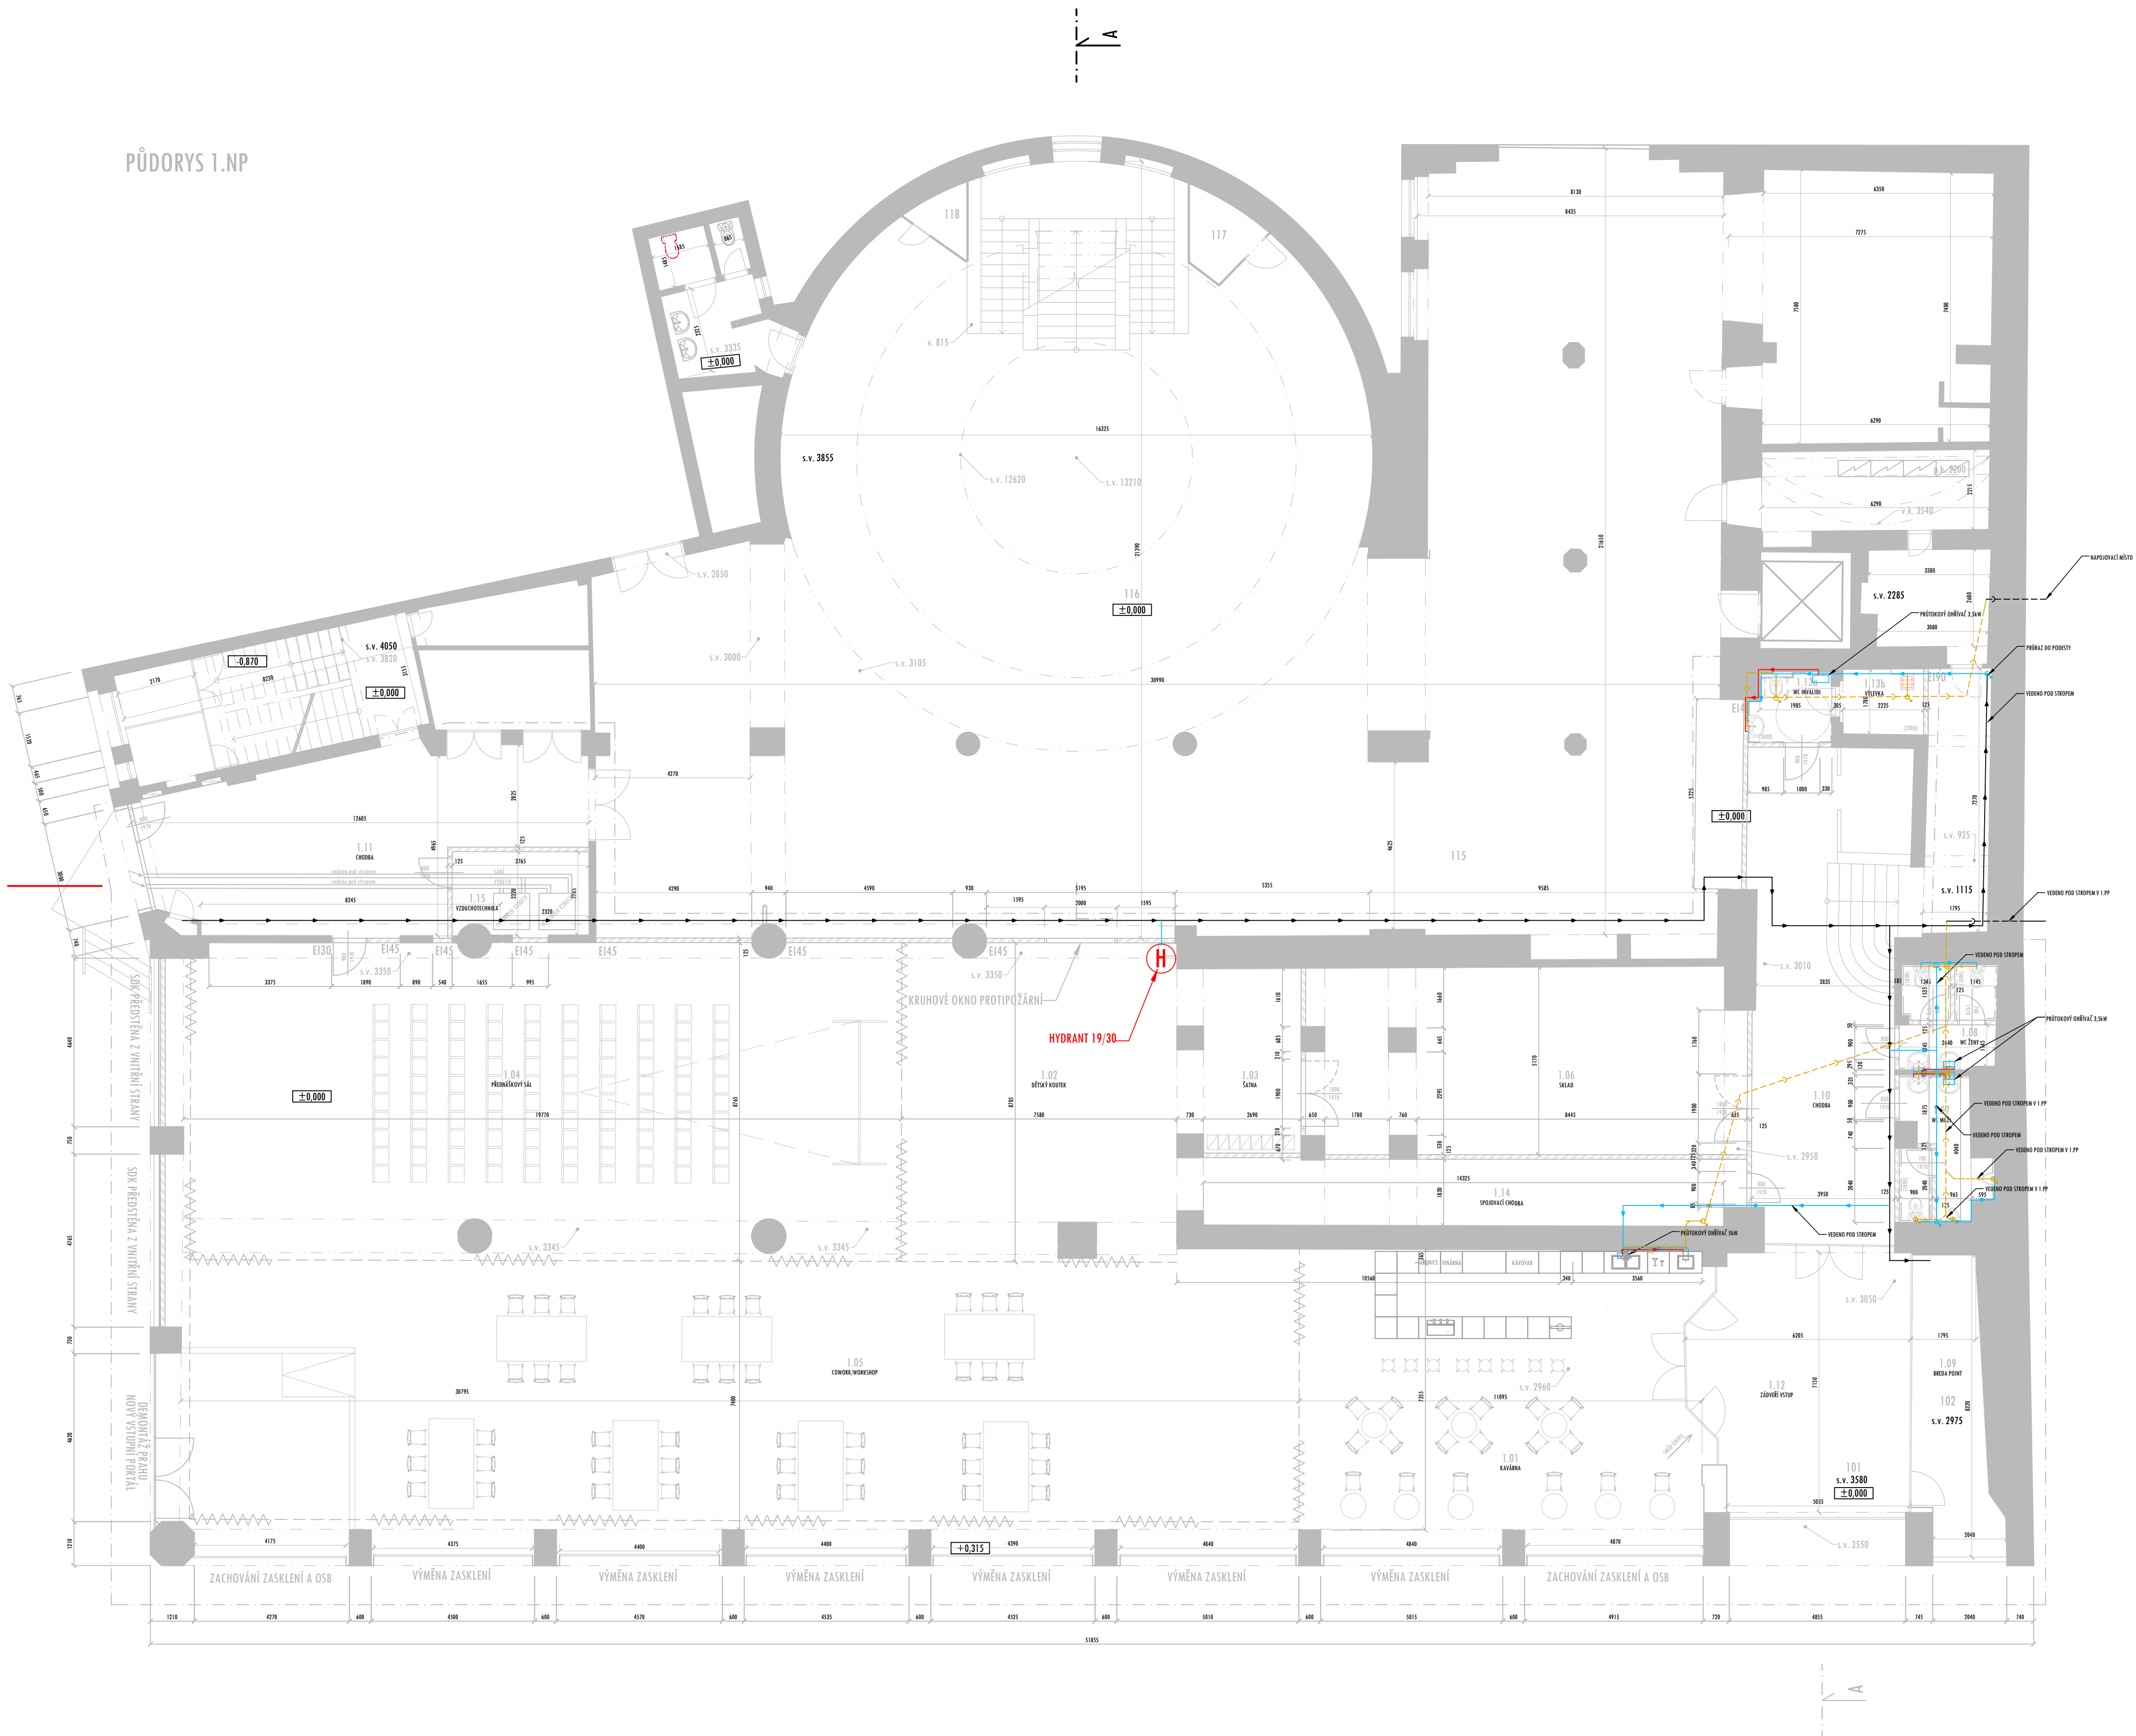

LEGENDA MÍSTNOSTÍ

Čís.	ÚČEL MÍSTNOSTI	PLOCHA m2	DRUH PODLAHY	ZN.	ÚPR. POVRCHU	POZNÁMKA
1.01	KAVÁRNA	80.95	PŮVODNÍ DLAŽBA	A	-	-
1.02	DĚTSKÝ KOUTEK	66.62	PŮVODNÍ DLAŽBA	A	-	-
1.03	ŠATNA	16.52	PŮVODNÍ DLAŽBA	A	-	-
1.04	PŘEDNÁŠKOVÝ SÁL	171.01	PŮVODNÍ DLAŽBA	A	-	-
1.05	COWORK/WORKSHOP	227.96	PŮVODNÍ DLAŽBA	A	-	-
1.06	SKLAD	61.08	PŮVODNÍ DLAŽBA	A	-	-
1.07	WC MUŽI	8.36	PŮVODNÍ DLAŽBA	A	-	-
1.08	WC ŽENY	7.56	PŮVODNÍ DLAŽBA	A	-	-
1.09	BREDA POINT	16.55	PŮVODNÍ DLAŽBA	A	-	-
1.10	CHODBA	59.01	PŮVODNÍ DLAŽBA	A	-	-
1.11	CHODBA	48.90	PŮVODNÍ DLAŽBA	A	-	-
1.12	ZÁDVEŘÍ VSTUP	40.56	PŮVODNÍ DLAŽBA	A	-	-
1.13	WC INVALIDI	4.01	PŮVODNÍ DLAŽBA	A	-	-
1.14	SPOJOVACÍ CHODBA	28.25	PŮVODNÍ DLAŽBA	A	-	-
1.15	VZDUCHOTECHNIKA	8,68	PŮVODNÍ DLAŽBA	A	-	-

LEGENDA MÍSTNOSTÍ

- ZDĚNÉ KONSTRUKCE
- BETONOVÉ KONSTRUKCE
- NOVÁ SDK PŘÍČKA - DVOJITĚ OBOUSTANÉ OPLÁŠTĚNÍ (DESKY 12,5 WHITE, GREEN, RED) PROFIL 75mm TL 125mm
- NOVÁ PŘEDSTĚNA SDK - DVOJITĚ OPLÁŠTĚNÍ (DESKY 12,5 WHITE, GREEN, RED)
- POSUVNÁ PŘÍČKA Z TĚŽKÝCH ZÁVĚSŮ
- HRANICE ŘEŠENÉHO PROSTORU

LEGENDA ZDRAVOTECHNIKY

- STUDENÁ VODA - PPR POTRUBÍ
- TEPLÁ VODA - PPR POTRUBÍ
- KANALIZACE SPLÁŠKOVÁ - PVC KG VEDENO V 1.NP
- KANALIZACE SPLÁŠKOVÁ - PVC KG VEDENO POD STROPEN V 1.PP

PROVÁDĚCÍ DOKUMENTACE
Projektční kancelář INFOhome

ZODPOVĚDNÝ PROJEKTANT: Ing. Martin Lichvár-ČKAIT1102774	Investor: Statutární město Opava	DATUM: 1/2026
PROJEKTANT: Ing. Marek Zygula	Místo stavby: náměstí Republiky 159/10, Opava	FORMÁT: A1
VPRAČOVÁL: Ing. arch. Hana Vystrková Bc. Renata Valentová	PROJEKT: Breda 1.NP (přízemí) – společenský prostor	STUPEŇ: DSP
SÍDL: Vadárská 5, 747 07 Opava	NÁZEV VÝKRESU: PŮDORYS 1.NP - SCHÉMA-VODOVOD A KANALIZACE	MĚŘÍTKO: 1:100
KANCELÁŘ: Křmčovská 110E, Opava 746 01 IČ: 66720028	ČÍSLO VÝKRESU: D1.2.2-b1	KOPIE: