


PŮDORYS 1.NP – M 1:75

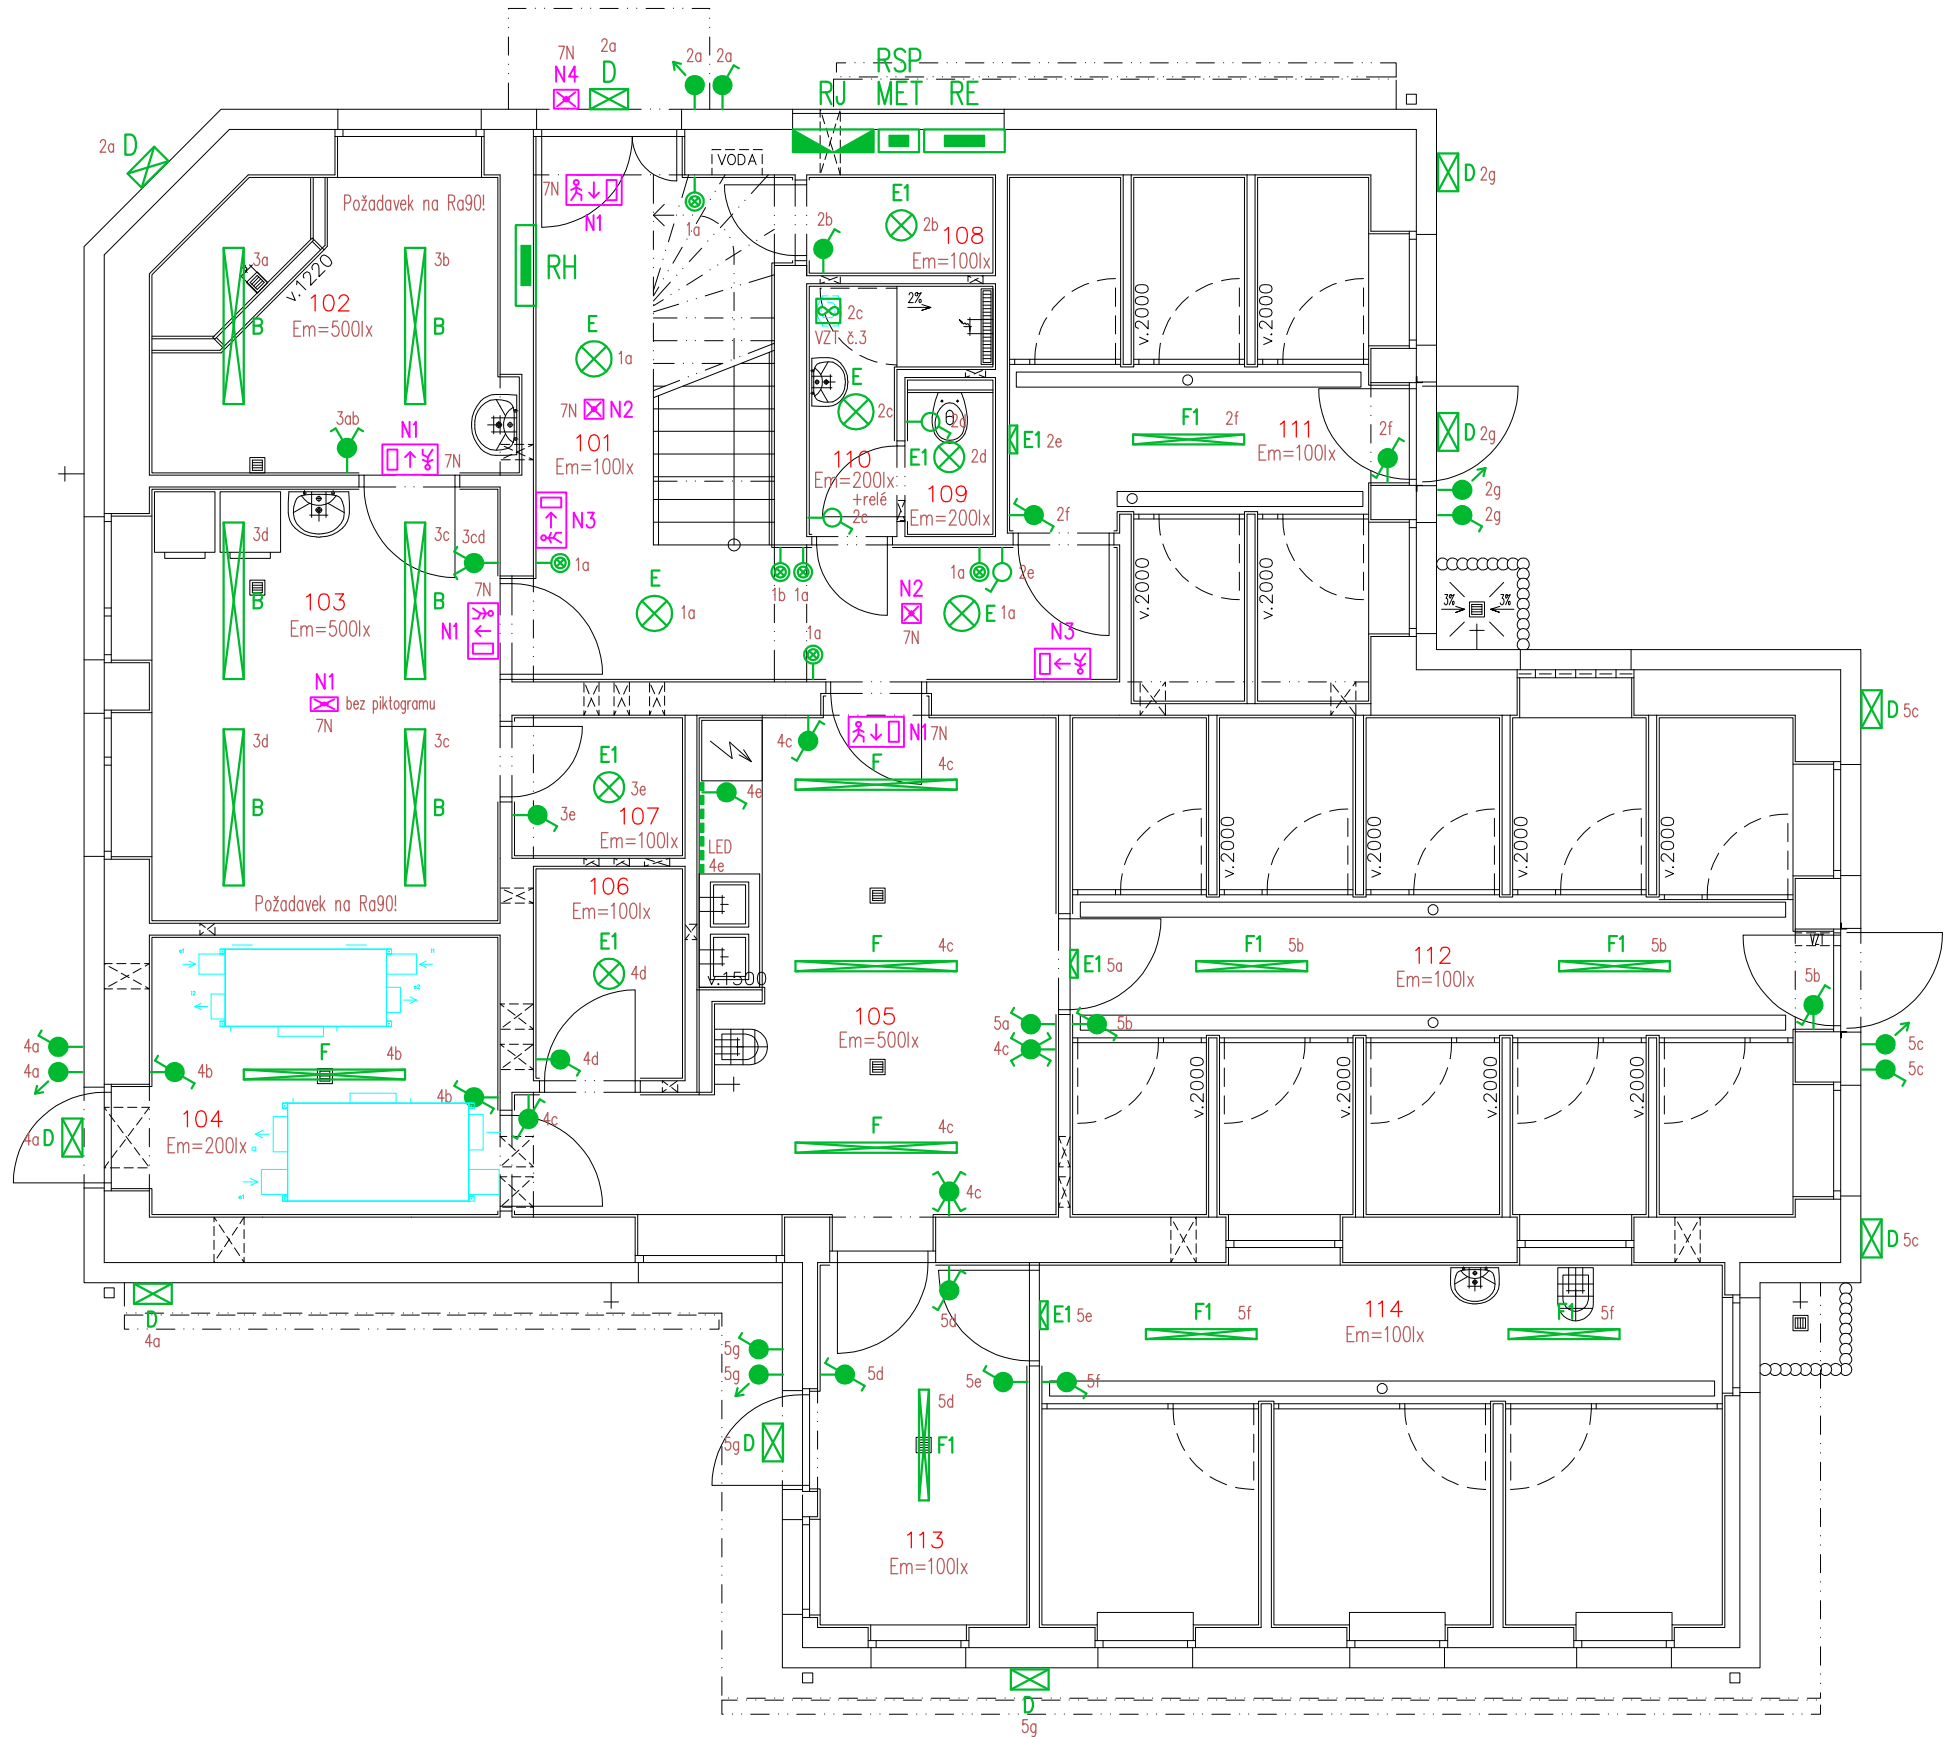

LEGENDA MÍSTNOSTI

ČÍS.	ÚČEL MÍSTNOSTI	PLOCHA m ²
101	Chodba příjmu	17.66
102	Příprava + sprcha	10.11
103	Vyšetřovna	15.07
104	Sklad krmiv	10.15
105	Příprava krmiva	20.67
106	Sklad desinf.	3.20
107	Sklad léčiv	2.44
108	Sklad krmiva	1.88
109	WC zam.	1.42
110	Sprcha zam.	3.08
111	Karanténa	17.22
112	Kotce	36.22
113	Chodba	7.69
114	Kotce přístavba	24.62

LEGENDA ELEKTRO

- Rozvody kabely CYKY–J 3x1,5 , 5x1,5 (2,5) , CYKY–O 3x1,5
- Tlačítko č.1/0S0, IP40, bílý–lesk, do krabice (ovládání přes impulsní relé)
- Vypínač č.1, IP40, bílý–lesk, do krabice, +1,2m
- Přepínač č.5, IP40, bílý–lesk, do krabice
- Vypínač č.1 do mokra, IP66, bílá, polozapuštěný/nástěnný, +1,2m (v m.č. 102, 103, 104, 105, 106, 107, 108, venek min. IP54)
- Přepínač č.5 do mokra, IP66, bílá, polozapuštěný/nástěnný, +1,2m (v m.č. 102, 103, 104, 105, 106, 107, 108, venek min. IP54)
- Přepínač č.6 do mokra, IP66, bílá, polozapuštěný/nástěnný, +1,2m (v m.č. 102, 103, 104, 105, 106, 107, 108, venek min. IP54)
- Přepínač č.7 do mokra, IP66, bílá, polozapuštěný/nástěnný, +1,2m (v m.č. 102, 103, 104, 105, 106, 107, 108, venek min. IP54)
- Spínač automatický se snímačem pohybu 16A/230V, 5s–10min, 3–1000lx, dosah až 12m/180°, nástěnný, IP44, +2,5m
- Potrubní ventilátor 50–100W/230V, ovládání spínačem přes časové relé v krabici KU68 (ventilátor dodávka VZT)

LEGENDA SVÍTIDEL

- A Přisazené LED svítidlo 31,5W/4290lm, 4000K, Ra>80, IP44, IK05, těleso bílé ocelové, viz. popis ve výkazu výměr
- B Přisazené LED svítidlo 55,8W/6130lm, 4000K, Ra>90, IP44, IK05, těleso bílé ocelové, viz. popis ve výkazu výměr
- D Nástěnné LED svítidlo 20,3W/2640lm, 4000K, Ra>80, IP65, IK10, těleso antracitový polykarbonát, viz. popis ve výkazu výměr
- E Přisazené LED svítidlo 31W/3500lm, 4000K, Ra>80, IP65, IK08, těleso bílý polykarbonát, difuzor opálový z PS, viz. popis ve výkazu výměr
- E1 Přisazené LED svítidlo 22W/2400lm, 4000K, Ra>80, IP65, IK08, těleso bílý polykarbonát, difuzor opálový z PS, viz. popis ve výkazu výměr
- F Přisazené LED svítidlo 44,4W/6610lm, 4000K, Ra>80, IP66, IK08, těleso šedý polykarbonát, difuzor opálový polykarbonát, viz. popis ve výkazu výměr
- F1 Přisazené LED svítidlo 30,2W/4400lm, 4000K, Ra>80, IP66, IK08, těleso šedý polykarbonát, difuzor opálový polykarbonát, viz. popis ve výkazu výměr
- N1 Nouzové přisazené LED svítidlo 4,8W/269lm, IP65, IK08, s piktogramem, s 3–h NM, těleso bílý polykarbonát, difuzor průhledný polykarbonát, viz. výkaz výměr
- N2 Nouzové přisazené LED svítidlo 2,5W/200lm, IP20, bez piktogramu, s 3–h NM, těleso bílé hliníkové, čočka průhledný polykarbonát, viz. výkaz výměr
- N3 Fotoluminiscenční tabulka se směrem úniku (umístit na dveře, nebo do výšky +1,9m)
- N4 Nouzové nástěnné LED svítidlo 5W/213lm, IP65, bez piktogramu, 1–h nouzový modul, pro teploty –15°C až +40°C, viz. výkaz výměr

Poznámky k uzemnění:
Před zabetonováním je třeba navzájem vodivě propojit všechny kovové části v podlaže (armování v betonu, případné ocelové sloupy, atd.) přivařením ke společné uzemňovací soustavě!

ROZVODNÁ SOUSTAVA : 3NPE~50Hz,400V/TN–C–S
OCHRANA PŘED ÚRAZEM EL.PROUDEM DLE ČSN 33 2000–4–41 ed.3
AUTOMATICKÝM ODPOJENÍM OD ZDROJE + PROUDOVÝM CHRÁNÍČEM 30mA a 300mA–typ A
+ OCHRANNÝM DOPLŇUJÍCÍM POSPOJOVÁNÍM

NÁZEV A MÍSTO AKCE : STAVEBNÍ ÚPRAVY A VÝMĚNA ZDROJE VYTÁPĚNÍ MĚSTSKÝ ÚTULEK OPAVA k.ú. OPAVA–PŘEDMĚSTÍ (711578), p.č. 2047/3, 2047/4		INDETAIL s.r.o. Projektování elektrických zařízení IČ: 06717390, DIČ: CZ06717390 Zacpalova 379/27, 746 01 Opava Tel.: +420 605 521 889 E-mail: kamil.kratky@seznam.cz		
INVESTOR : STATUTÁRNÍ MĚSTO OPAVA HORNÍ NÁMĚSTÍ 382/69, 74601 OPAVA	ZODPOVĚDNÝ PROJEKTANT :	Č.PARÉ.		
	KAMIL KRÁTKÝ, ČKAIT 1102773	1	2	3
PROFESE : D.1.2 – Technika prostředí staveb (TPS) D.1.2.5 TPS – Silnoprroud + Ochrana před bleskem (LPS)	PODPIS :	4	5	6
	PROJEKTANT PROFESE :	7	8	9
	LUKÁŠ KRÁTKÝ	Č.VÝKR.		
NÁZEV VÝKRESU : Umělé a nouzové osvětlení 1.NP	PODPIS :			
	STUPEŇ PD : DPS	D.1.2.5.2–03		
	MĚŘÍTKO : 1:75			
DATUM : ŘÍJEN 2025				