


Legenda místností:

č.m.	účel místnosti	plocha	druh podlahy	úpravy povrchů
1	Zasedací místnost	84,48	koberec	dřev.obkl. 1,9m
2	Šatna	50,75	koberec	dřev.obkl. 1,9m
3	Umývárna	2,48	keram. dlažba	keram.obkl. 2m
4	Wc muži – pisoáry	5,35	keram. dlažba	keram.obkl. 2m

SCHEMA:

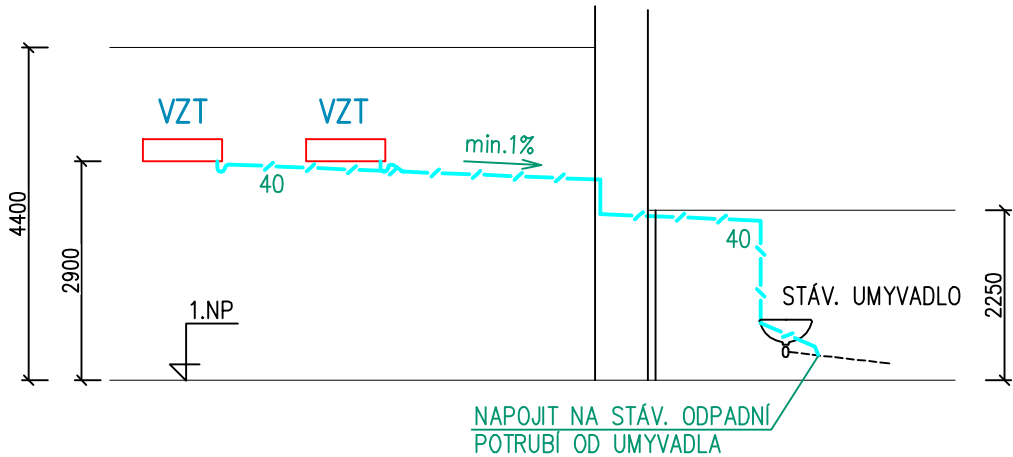


Legenda VZT:

 NJ 71 – NÁSTĚNNÁ KLIMATIZAČNÍ JEDNOTKA Qch=7,1 kW

LEGENDA ZTI

 KONDENZÁTNÍ POTRUBÍ (PP-HTplus)

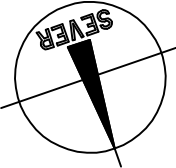

PROJEKTANT: Dana Mrůzková	AUTORIZOVANÝ PROJEKTANT:	
INVESTOR : Statutární město Opava, Horní nám. 382/69, Opava	ING. JIŘÍ KRAJCAR GAGARINOVA 22 746 01 OPAVA e-mail: jkrajcar@seznam.cz IČ: 42045657	
MÍSTO STAVBY: Opava	ČÍSLO ZAKÁZKY JK 626-1	
KRAJ : MORAVSKOSLEZSKÝ	DRUH PROJEKTU DVZS	
KLIMATIZACE ZASEDACÍ MÍSTNOSTI HORNÍ NÁM. 382/69, OPAVA	DATUM	07/2019
	DATUM ZMĚNY	
PŮDORYS ČÁSTI 1.NP – KANALIZACE	MĚŘÍTKO: 1 : 100	D.1.4.ZTI-02