


PŮDORYS 2.NP

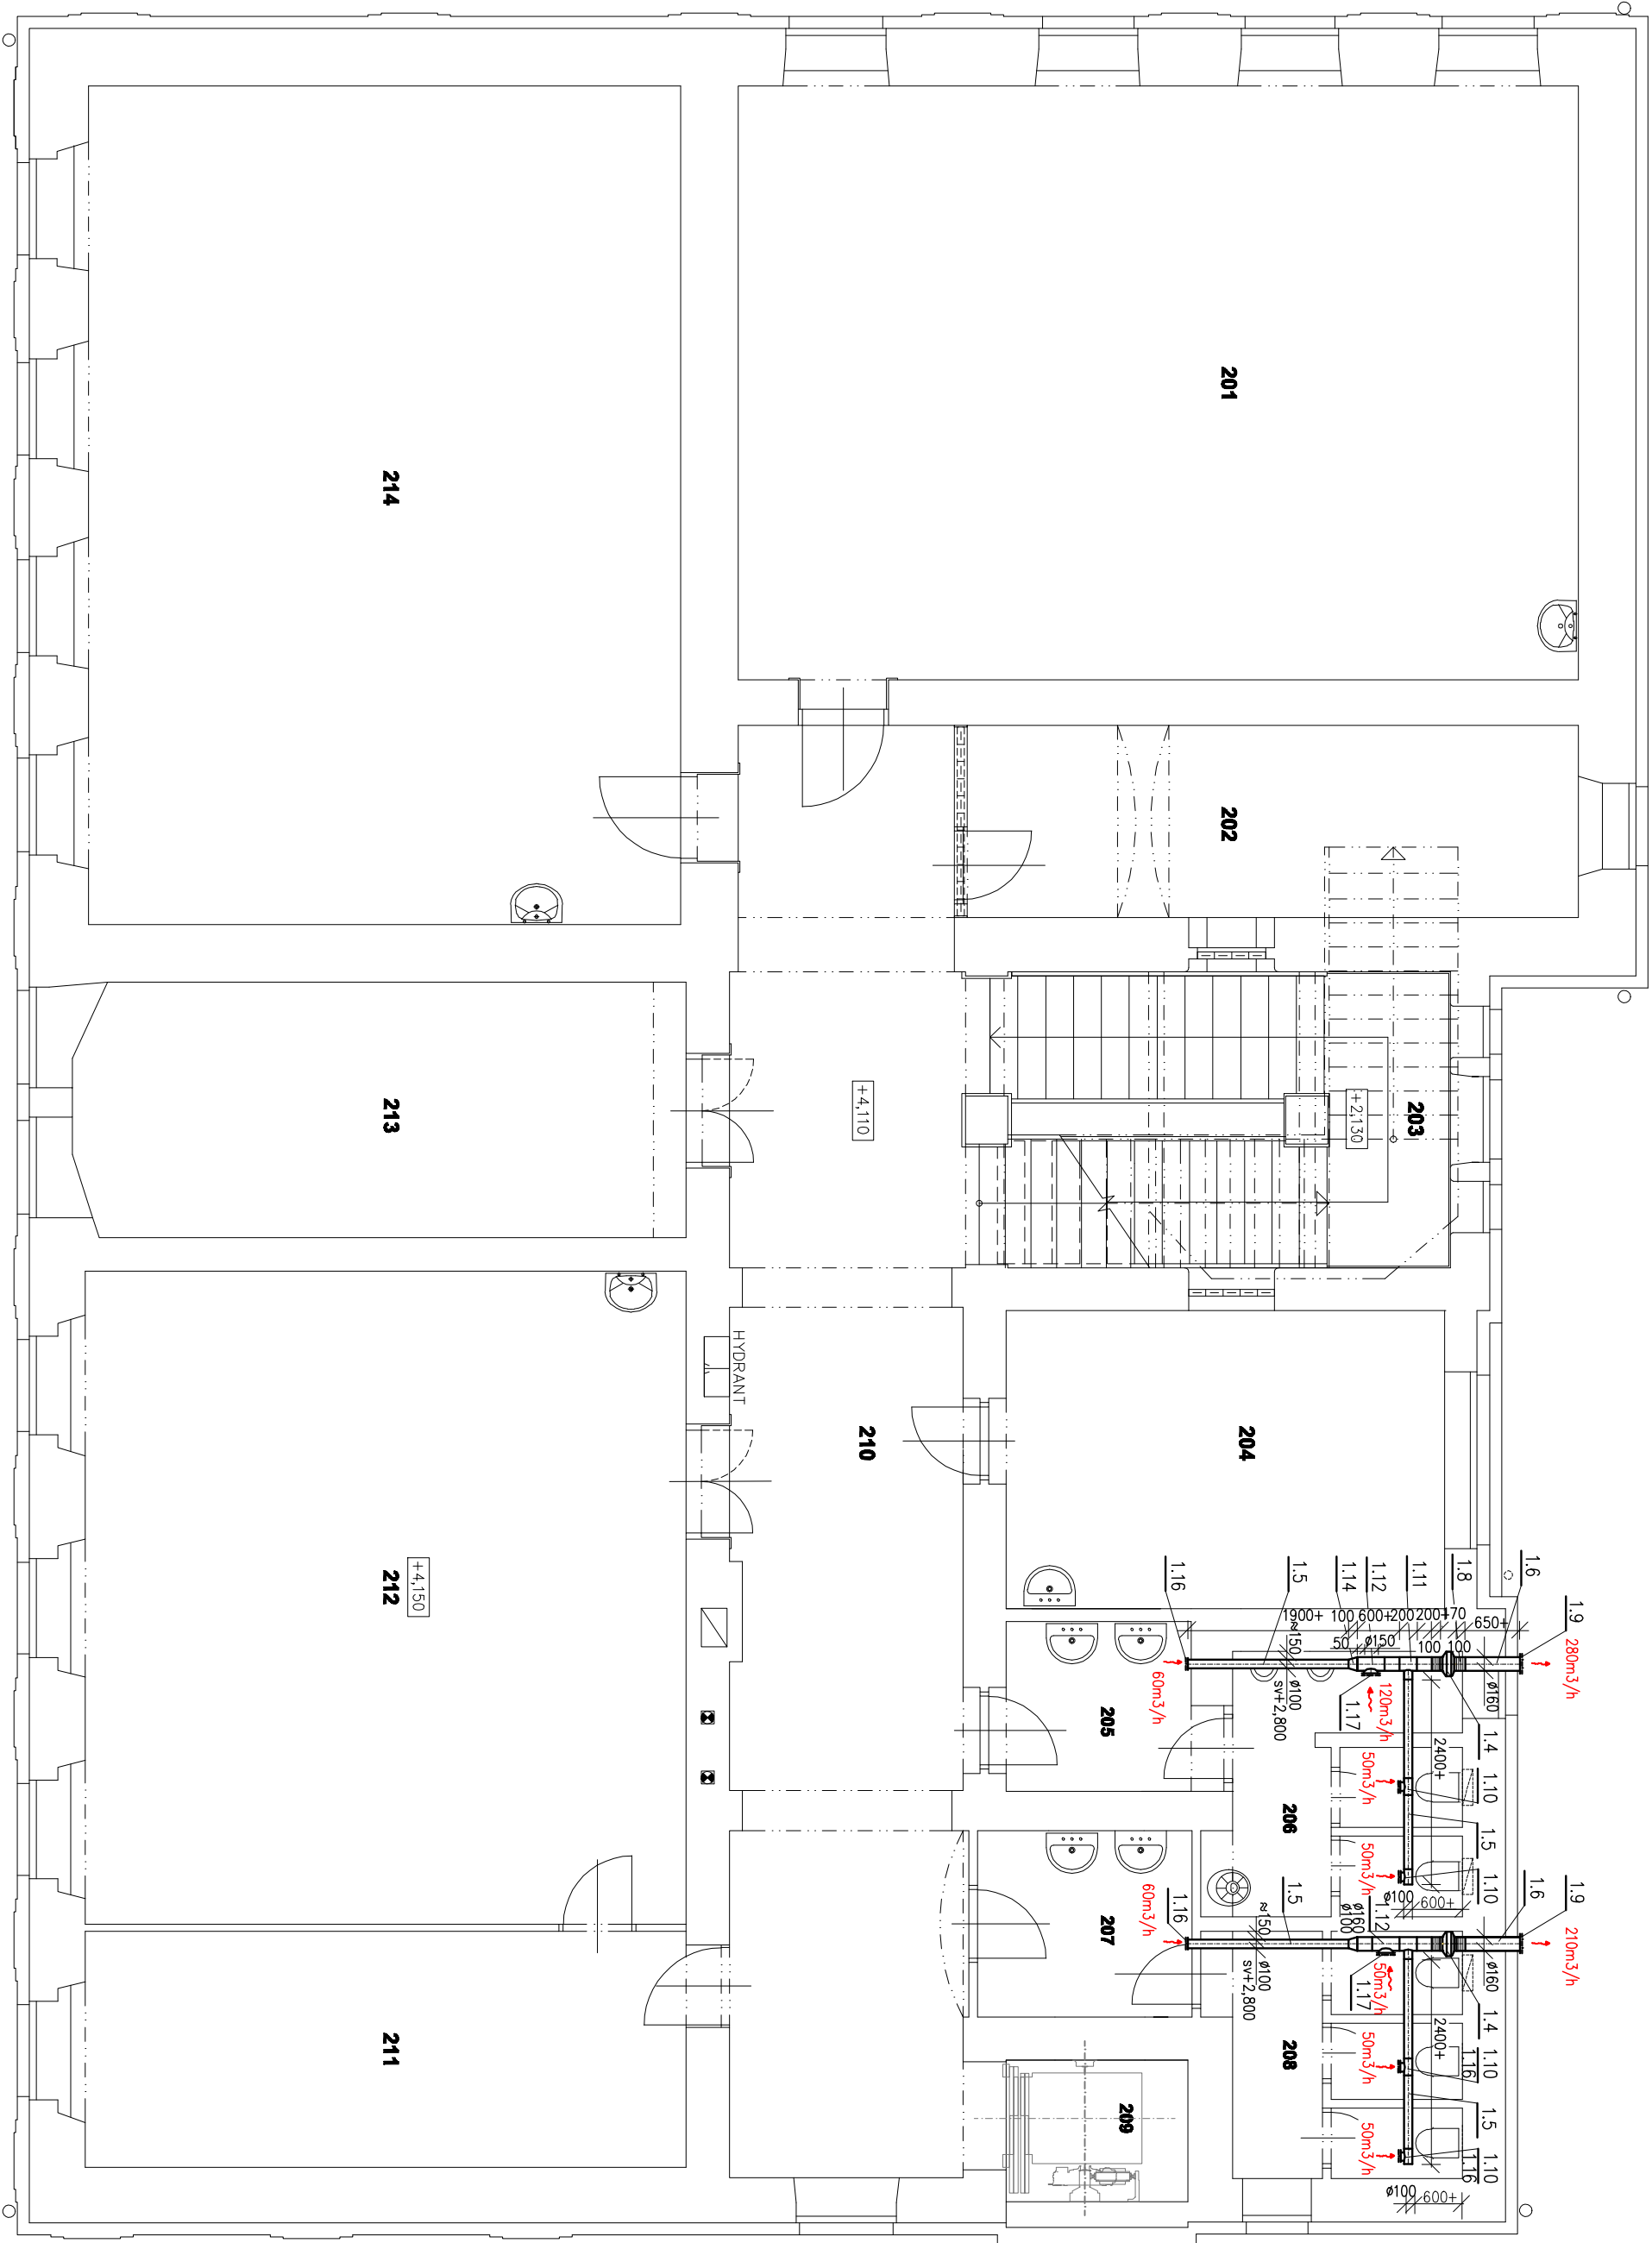

LEGENDA MÍSTNOSTÍ

Čís.	ÚČEL MÍSTNOSTI	PLOCHA M ²
201	UČEBNA	68,62
202	SKLAD POMŮCEK	15,99
203	HLAVNÍ SCHODIŠTĚ	19,49
204	SKLAD POMŮCEK	17,78
205	PŘEDSÍŇ WC CHLAPCI	4,86
206	WC CHLAPCI	8,14
207	PŘEDSÍŇ WC DĚVČY	5,42
208	WC DĚVČY	7,67
209	VÝTAH	3,50
210	CHODBA	45,27
211	KABINET	19,91
212	UČEBNA	54,07
213	ŘEDITELNA	20,97
214	UČEBNA	68,42

specifikace zařízení viz rozpočet

Vypracoval : Ing. Zdeněk Engliš		Ing. Zdeněk Engliš - projektant kancelář	
Stavětko : Státní úřad pro místní správu, Horní náměstí 69, 746 01		Věcní: St. 147 ÚS Opava 5	
Stavba : ZŠ Komárov rekonstrukce		číslo: 6032/051	
U Školy 1, Opava – Komárov 747 70		datum: 6.4.4	
por. č. 67 k.ú. Komárov		projektant: DVZS+DPS	
D.1.4.C – vzduchotechnika		zakázka: číslo 836	
Půdorys 2.np.		specifikace: SP-S-1022-4	
název výkresu		měřítko: 1:75	
		tiskový název: D1.4.C-4	