



## ŘEZ

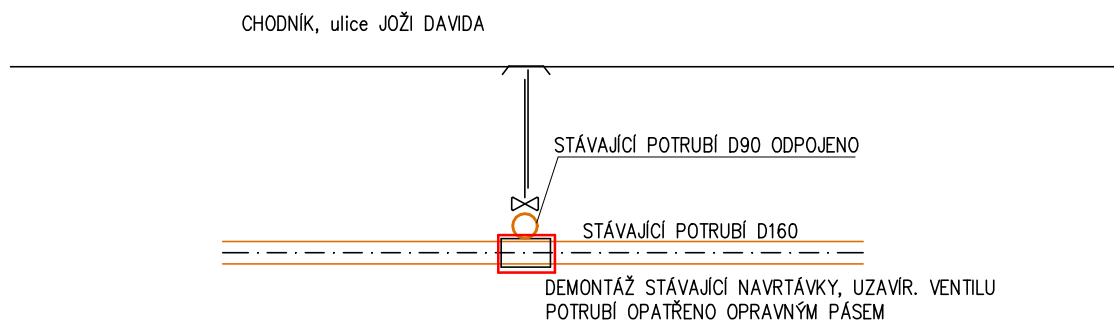

## PŮDORYS

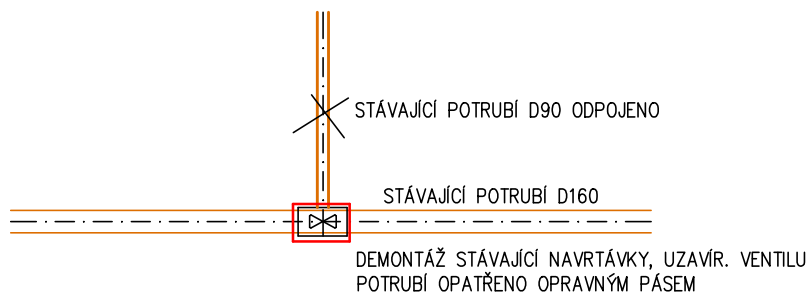

Investor:  
Statutární město Opava

Zodpov. projektant  
Ing. Jiří Jurečka

Místo stavby/Kraj:  
Opava MSSK

Vypracoval  
Ing. Jiří Jurečka

Akce:

**KYLEŠOVICE – IS**  
**lokalita HLAVNÍ–JOŽI DAVIDA**

J&J STUDIO - INŽENÝRSKÉ SÍTĚ s.r.o.  
Bílovecká 1, 746 01 Opava  
IČ: 26864169, DIČ: CZ26864169

Číslo zakázky: 2016/05  
Stupeň: DPS

Datum: 08/2022  
Formát: A4

Obsah:

DETAIL ODPOJENÍ TLAK. KANAL. ul. J. Davida

Měřítko: 1: 500/100  
Výkres č.: 03–05