



PŮDORYS 2.NP (M 1:100)

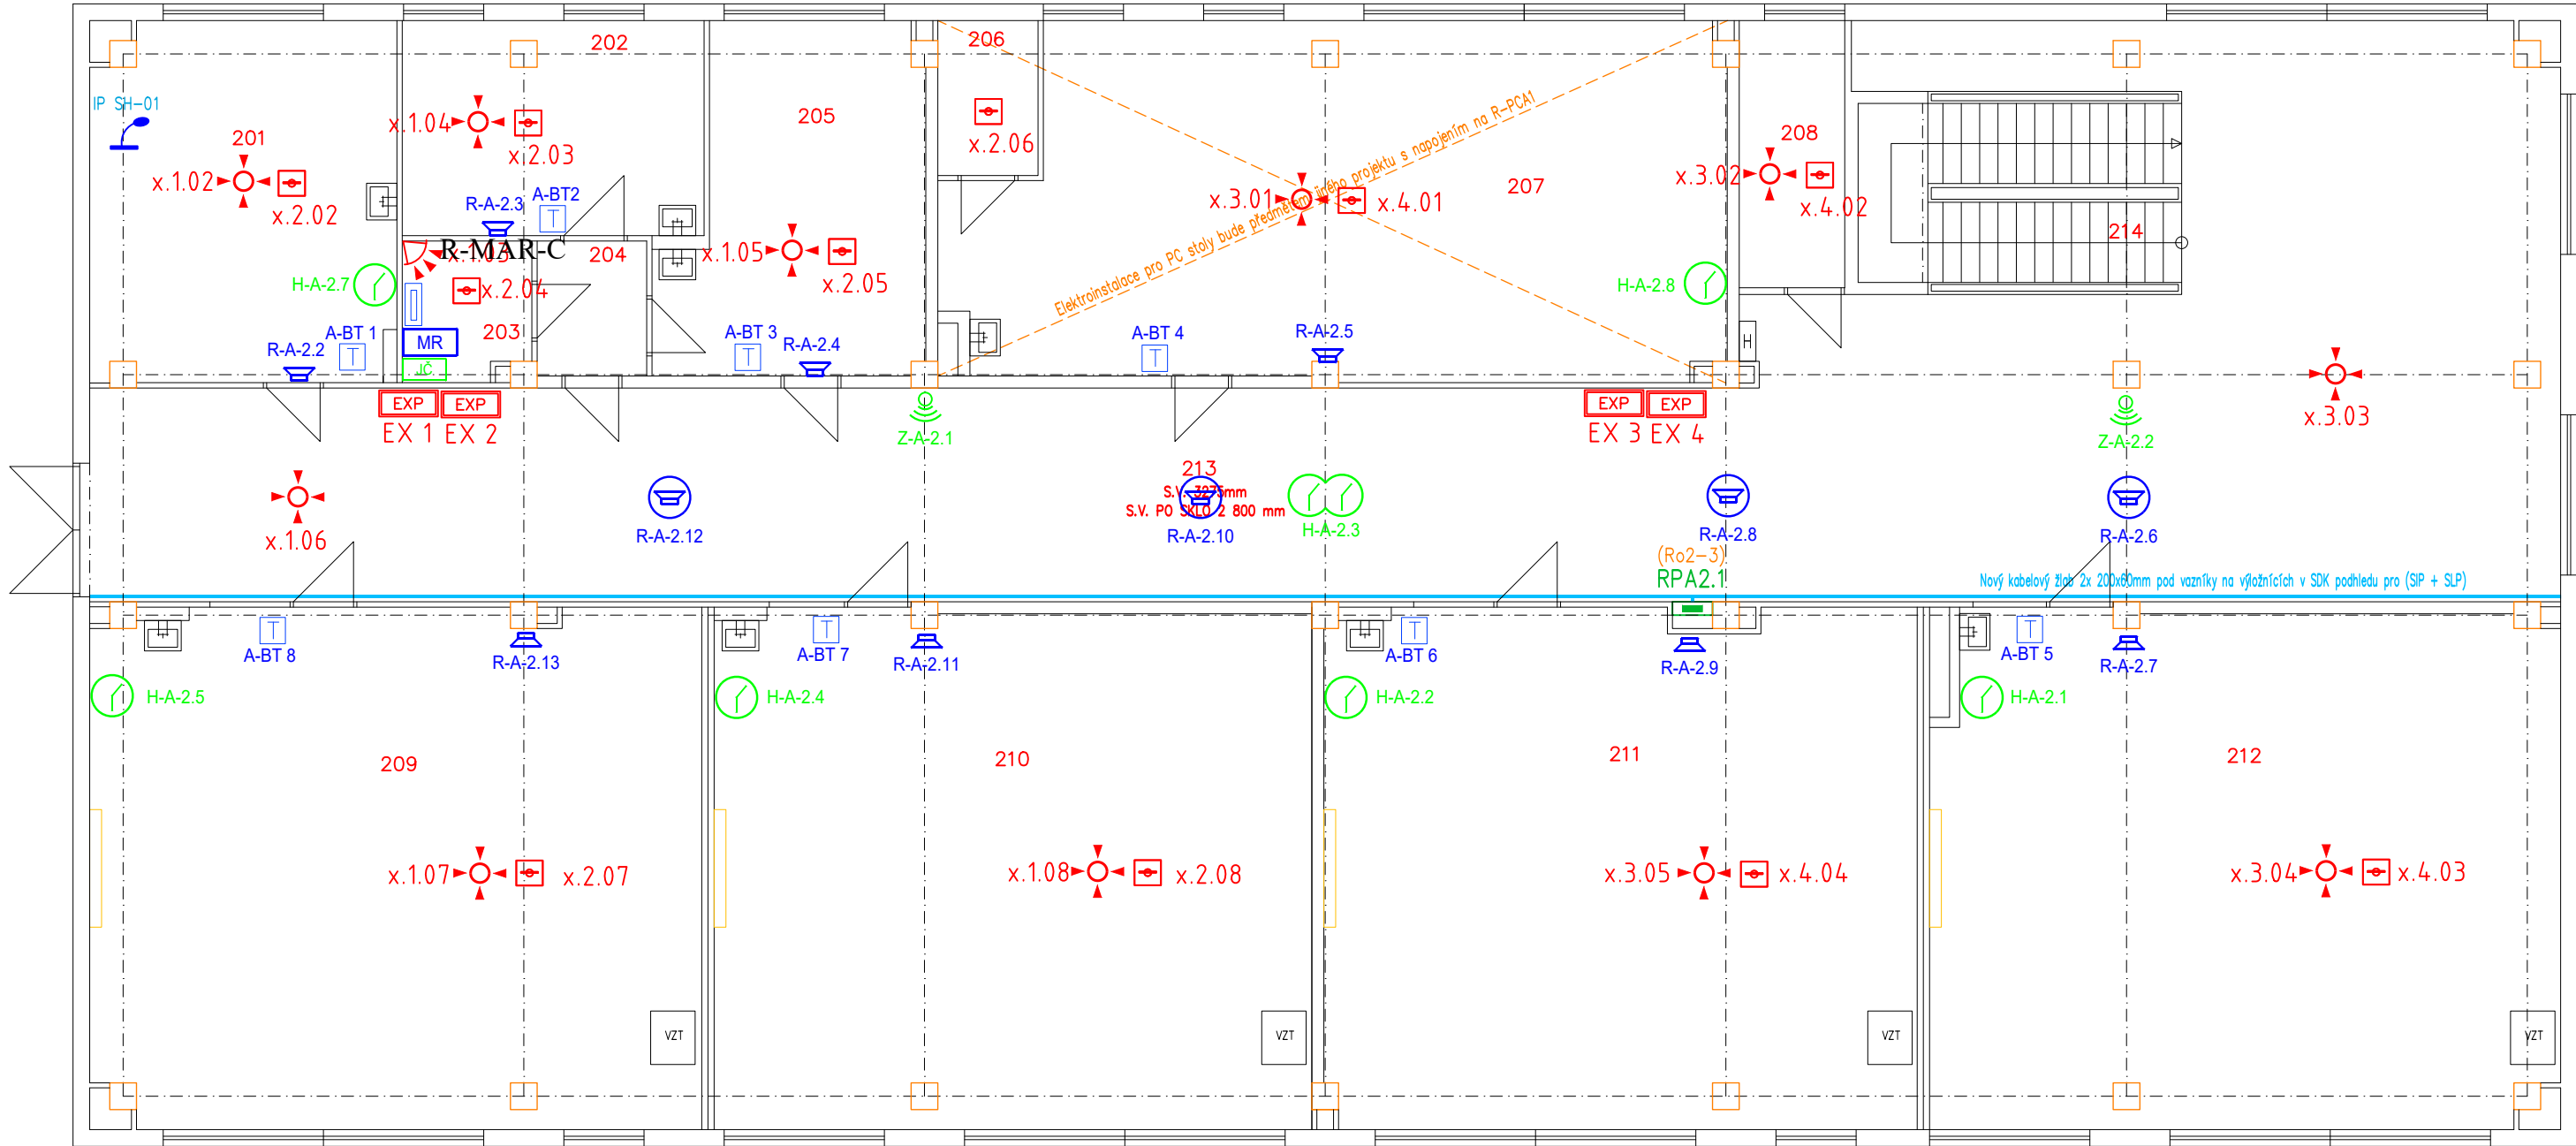

Tabulka místností			Tabulka místností		
Číslo	Název	Plocha [m²]	Číslo	Název	Plocha [m²]
201	KANCELÁŘ-ŘEDITEL	24,16	208	SKLAD-ŠATNA	6,40
202	KANCELÁŘ	14,65	209	UČEBNA	70,41
203	ŠKOLNÍ ROZHLAS	3,91	210	UČEBNA	69,1
204	PŘEDSÍŇ	3,51	211	UČEBNA	68,12
205	KANCELÁŘ	18,41	212	UČEBNA	72,19
206	SKLAD	3,48	213	CHODBA	163,89
207	UČEBNA PC	58,64	214	SCHODIŠTŮVÝ PROSTOR	14,40

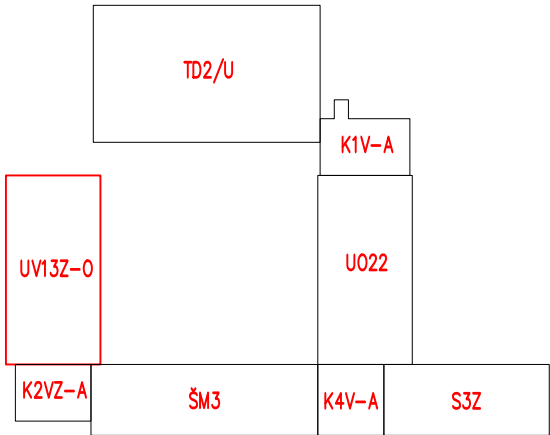

LEGENDA JC:

- JČ – HLAVNÍ HODINY
- JČ – JEDNOSTRANNÉ HODINY S CIFERNÍKEM
- JČ – OBOUSTRANNÉ HODINY S CIFERNÍKEM
- JČ – ROZBOČOVACÍ KRABICE
- JČ – ŠKOLNÍ ZVONEK

LEGENDA MR:

- MR – ÚSTŘEDNA IP
- MR – ZESILOVAČ
- MR – REPRODUKTOR NÁSTĚNNÝ
- MR – REPRODUKTOR DO PODHLEDU
- MR – IP STANICE HLASATELE

LEGENDA PZTS:

- PZTS – KONCENTRÁTOR
- PZTS – NAPÁJECÍ ZDROJ
- PZTS – POSILOVAČ SBĚRNICE
- PZTS – POHYBOVÉ ČIDLO-STROPNÍ
- PZTS – POHYBOVÉ ČIDLO
- PZTS – DETEKTOR POŽÁRU
- PZTS – FIHX 04/02

LEGENDA MaR:

- MaR – Snímač teploty a relevantní vlhkosti sběrnicový
- MaR – Řídící jednotka Mar (rozvaděč 36M do zdi)

Upozornění : Při souběhu kabelů do 1000V s vedením sdělovacím je nutno dodržet odstup min. 20cm!!!

ROZVODNÁ SOUSTAVA : 3NPE~50Hz,400V/TN–C–S
OCHRANA PŘED ÚRAZEM EL.PROUDEM DLE ČSN 33 2000–4–41 ed.3
AUTOMATICKÝM ODPOJENÍM OD ZDROJE
+ DOPLŇKOVÁ OCHRANA PROUDOVÝM CHRÁNIČEM max.30mA
+ OCHRANNÝM DOPLŇUJÍCÍM POSPOJOVÁNÍM

PAVILON UV13Z–0

NÁZEV A MÍSTO AKCE : Základní škola Opava – Šrámkova 4 Zařízení silnoproudé a slaboproudé elektrotechniky a stavební úpravy pavilonu UV13Z–0 a spojovacích krčků K1V–A, K2VZ–A, K4V–A			INDETAIL s.r.o. Projektování elektrických zařízení IČ: 06717390, DIČ: CZ06717390 Zacpalova 379/27, 746 01 Opava Tel.: +420 605 521 889 E-mail: kamil.kratky@seznam.cz		
INVESTOR : Základní škola Opava, Šrámkova 4, příspěvková organizace Šrámkova 1457/4, 747 05 Opava			ZODPOVĚDNÝ PROJEKTANT : KAMIL KRÁTKÝ, ČKAIT 1102773		Č.PARÉ. 1 2 3
PROFESE : D.1.4 – Technika prostředí staveb D.1.4.2 – Elektronické komunikace			PROJEKTANT PROFESE : PETR KUČERA		4 5 6 7 8 9
NÁZEV VÝKRESU : SLP Systémy (JČ, PZTS, MR a MaR) – 2.NP			STUPEŇ PD : DPS MĚŘÍTKO : 1:100 DATUM : LEDEN 2024		Č.VÝKR. D.1.4.2–06