



PŮDORYS 3.NP (M 1:100)

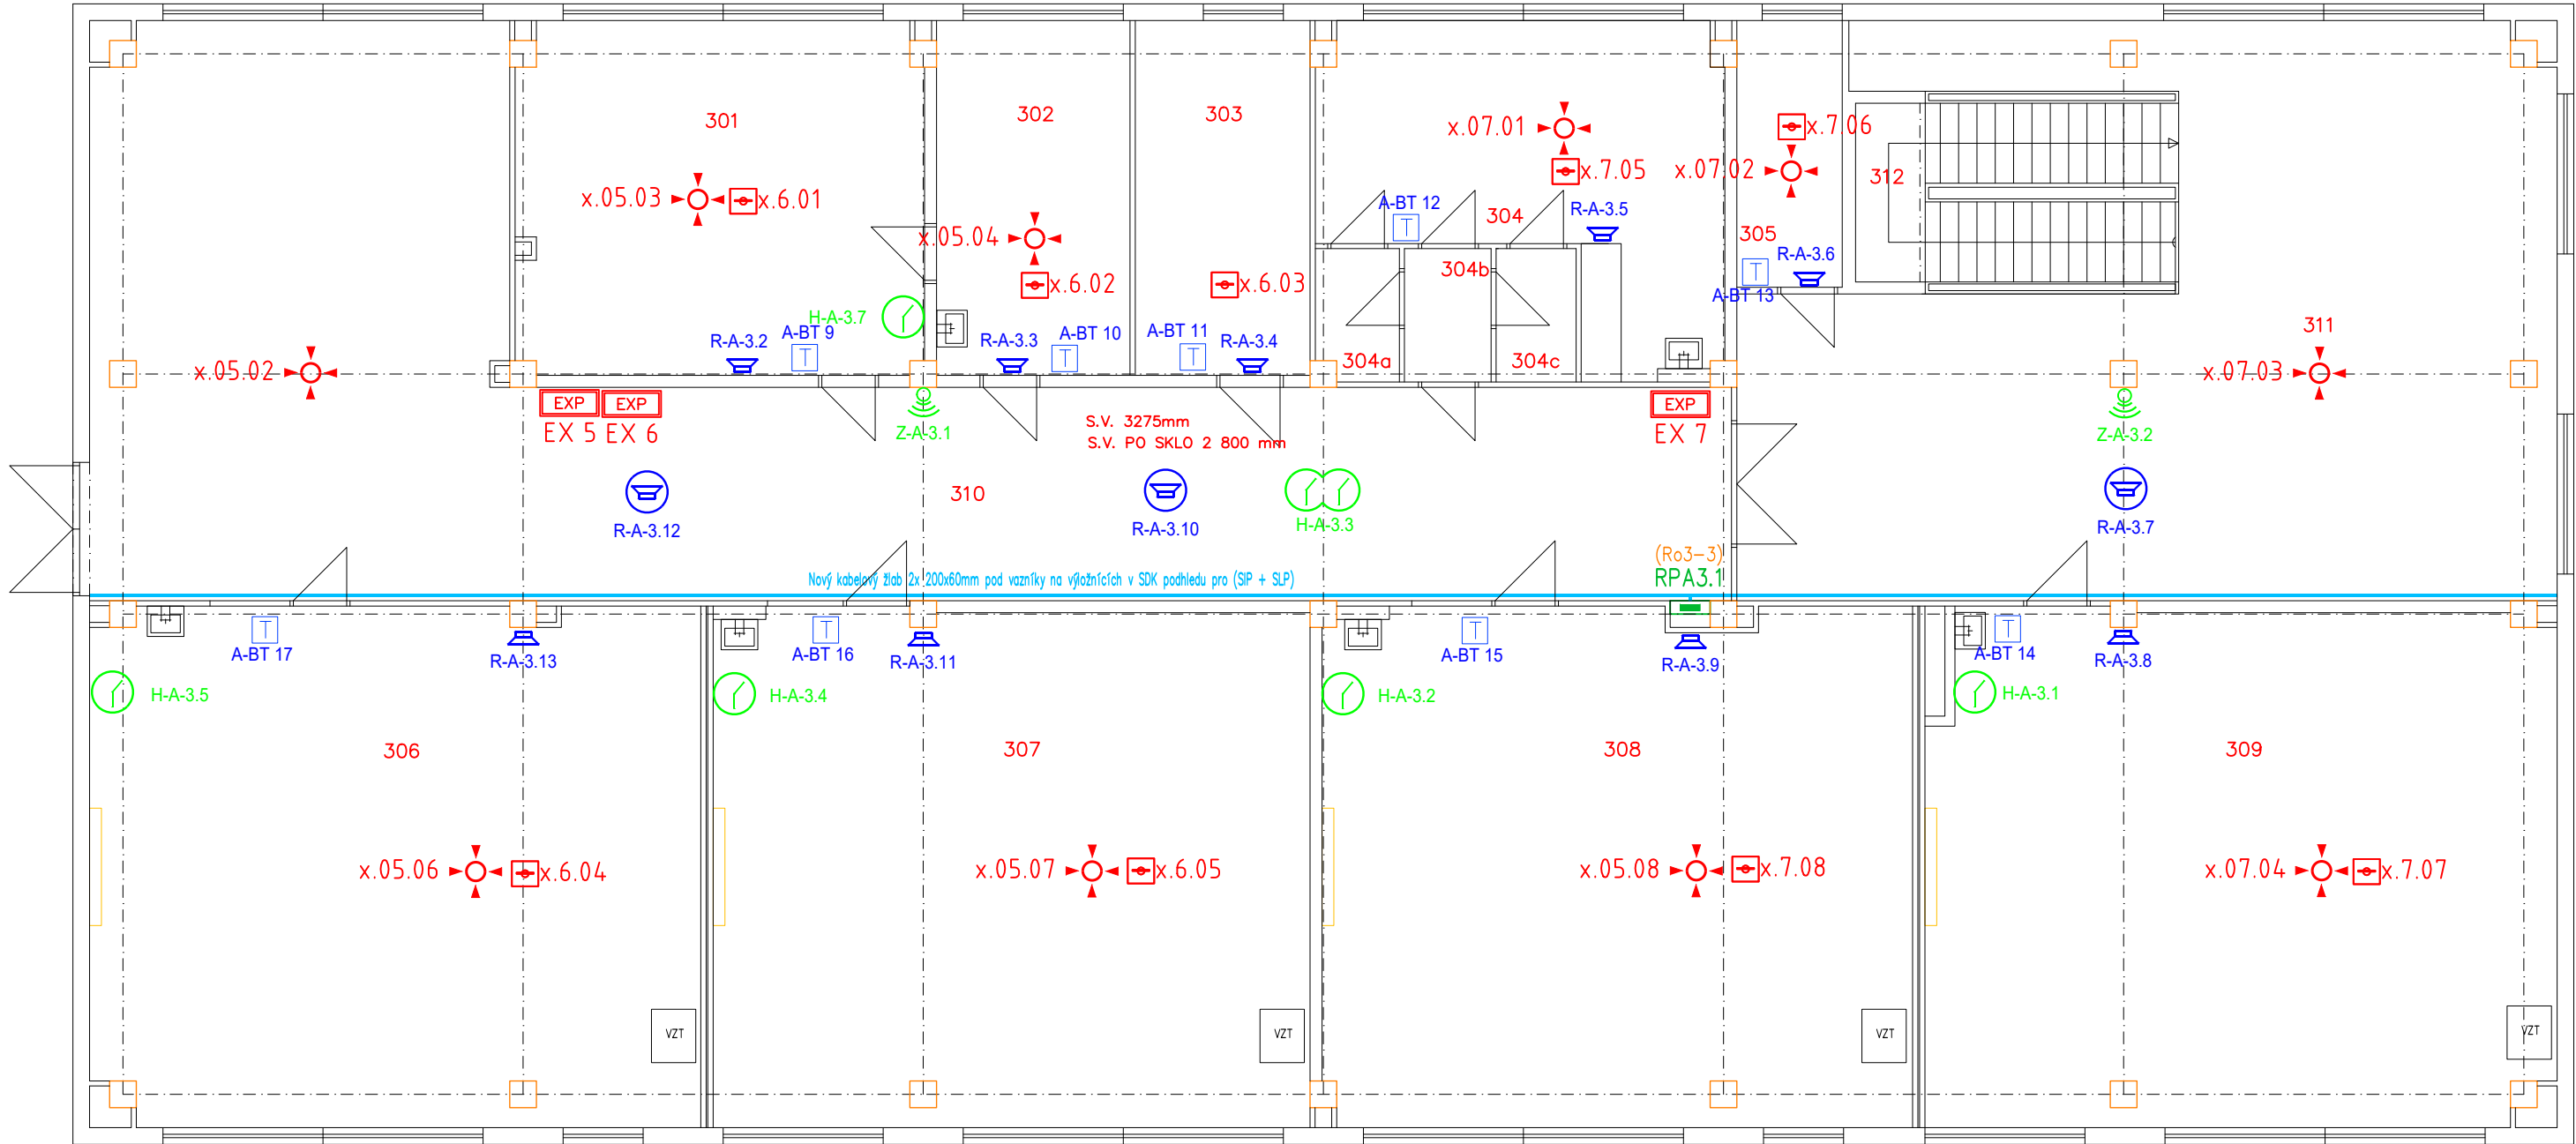

Tabulka místností			Tabulka místností		
Číslo	Název	Plocha [m²]	Číslo	Název	Plocha [m²]
301	KANCELÁŘ	32,26	308	UČEBNA	68,12
302	KANCELÁŘ	15,49	309	UČEBNA	72,03
303	KANCELÁŘ	13,99	310	CHODBA	112,66
304	KABINET	24,69	311	CHODBA	85,12
304a	SKLAD	2,30	312	SCHODIŠŤOVÝ PROSTOR	14,40
304b	CHODBA	2,47			
304c	SKLAD	2,28			
305	SKLAD	6,40			
306	UČEBNA	70,45			
307	UČEBNA	69,10			

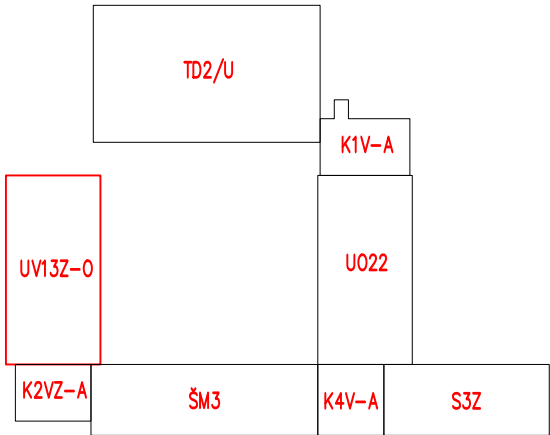

LEGENDA JC:

- JČ – HLAVNÍ HODINY
- JČ – JEDNOSTRANNÉ HODINY S CIFERNÍKEM
- JČ – OBOUSTRANNÉ HODINY S CIFERNÍKEM
- JČ – ROZBOČOVACÍ KRABICE
- JČ – ŠKOLNÍ ZVONEK

LEGENDA MR:

- MR – ÚSTŘEDNA IP
- MR – ZESILOVAČ
- MR – REPRODUKTOR NÁSTĚNNÝ
- MR – REPRODUKTOR DO PODHLEDU
- MR – IP STANICE HLASATELE

LEGENDA PZTS:

- EXP – PZTS – KONCENTRÁTOR
- ZDR – PZTS – NAPÁJECÍ ZDROJ
- HUB – PZTS – POSILOVAČ SBĚRNICE
- PZTS – POHYBOVÉ ČIDLO–STROPNÍ
- PZTS – POHYBOVÉ ČIDLO
- PZTS – DETEKTOR POŽÁRU
- PZTS – FIHX 04/02

LEGENDA MaR:

- MaR – Snímač teploty a relevantní vlhkosti sběrnicový
- MaR – Řídící jednotka Mar (rozvaděč 36M do zdi)

Upozornění : Při souběhu kabelů do 1000V s vedením sdělovacím je nutno dodržet odstup min. 20cm!!!

ROZVODNÁ SOUSTAVA : 3NPE~50Hz,400V/TN–C–S
OCHRANA PŘED ÚRAZEM EL.PROUDEM DLE ČSN 33 2000–4–41 ed.3
AUTOMATICKÝM ODPOJENÍM OD ZDROJE
+ DOPLŇKOVÁ OCHRANA PROUDOVÝM CHRÁNIČEM max.30mA
+ OCHRANNÝM DOPLŇUJÍCÍM POSPOJOVÁNÍM

PAVILON UV13Z–0

NÁZEV A MÍSTO AKCE : Základní škola Opava – Šrámkova 4 Zařízení silnoproudé a slaboproudé elektrotechniky a stavební úpravy pavilonu UV13Z–0 a spojovacích krčků K1V–A, K2VZ–A, K4V–A		INDETAIL s.r.o. Projektování elektrických zařízení IČ: 06717390, DIČ: CZ06717390 Zacpalova 379/27, 746 01 Opava Tel.: +420 605 521 889 E-mail: kamil.kratky@seznam.cz				
INVESTOR : Základní škola Opava, Šrámkova 4, příspěvková organizace Šrámkova 1457/4, 747 05 Opava PROFESE : D.1.4 – Technika prostředí staveb D.1.4.2 – Elektronické komunikace		ZODPOVĚDNÝ PROJEKTANT :		Č.PARÉ.		
		KAMIL KRÁTKÝ, ČKAIT 1102773		1	2	3
		PODPIS :		4	5	6
		PROJEKTANT PROFESE :		7	8	9
		PETR KUČERA				
NÁZEV VÝKRESU : SLP Systémy (JČ, PZTS, MR a MaR) – 3.NP		PODPIS :		Č.VÝKR.		
		STUPEŇ PD : DPS		D.1.4.2–07		
		MĚŘÍTKO : 1:100				
		DATUM : LEDEN 2024				