


- Legenda:**
- NU 71 – NÁSTĚNNÁ KLIMATIZAČNÍ JEDNOTKA Qch=7,1 kW
  - ROZVODY CHLADIIVA
  - KONDENZAČNÍ JEDNOTKA Qch=15,4 kW
  - ROZVODY ELEKTRO
  - ROZVADEČ

**Legenda místností:**

č.m.	účel místnosti	plocha	druh podlahy	úpravy povrchů
1	Zasedací místnost	84,48	koberec	dřev.obkl. 1,9m
2	Šatna	50,75	koberec	dřev.obkl. 1,9m
3	Umývárna	2,48	keram. dlažba	keram.obkl. 2m
4	Wc muži – pissoiry	5,35	keram. dlažba	keram.obkl. 2m

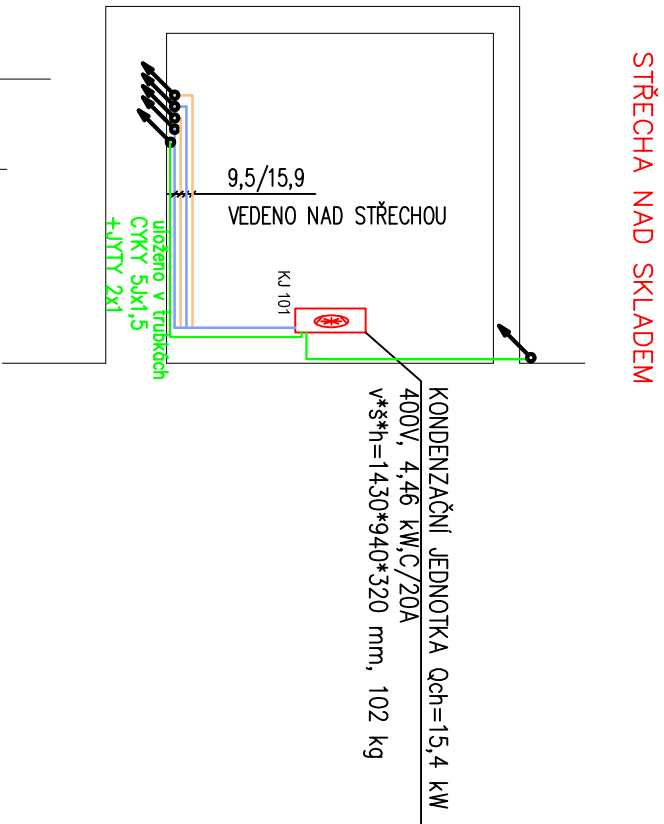

PROJEKTANT:	Vojtěch Pavelek	
INVESTOR :	Statutární město Opava, Horní nám. 382/69, Opava	
MÍSTO STAVBY:	Opava	
KRAJ :	MORAVSKOSLEZSKÝ	
<b>KLIMATIZACE ZASEDACÍ MÍSTNOSTI HORNÍ NÁM. 382/69, OPAVA</b>		
D.1.4.E Elektroinstalace klimatizace		
PŮDORYS ČÁSTI 1.NP, STŘECHA NAD SKLADEM		MĚŘÍTKO: 1 : 100