



PŘÍČNÝ ŘEZ

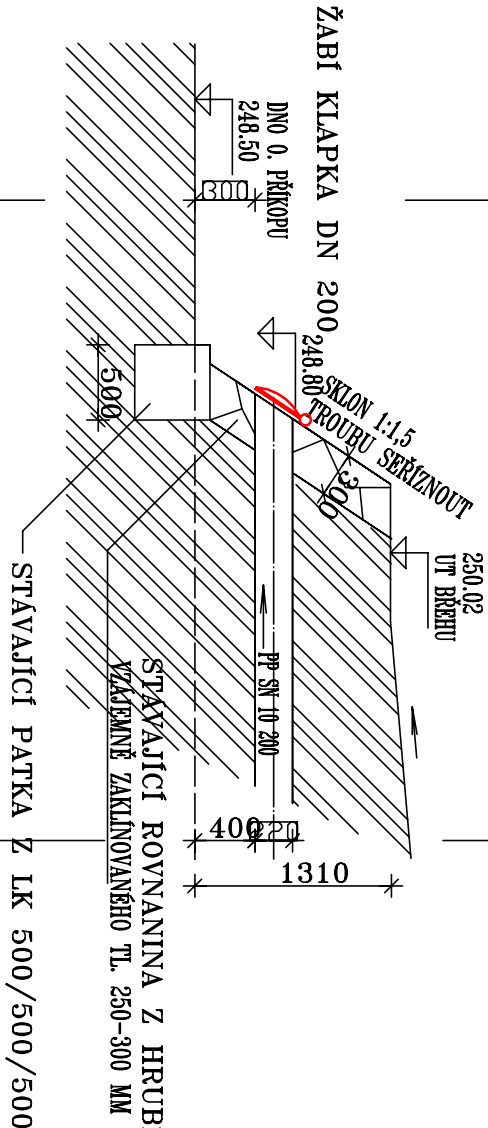


ČELNÍ POHLED

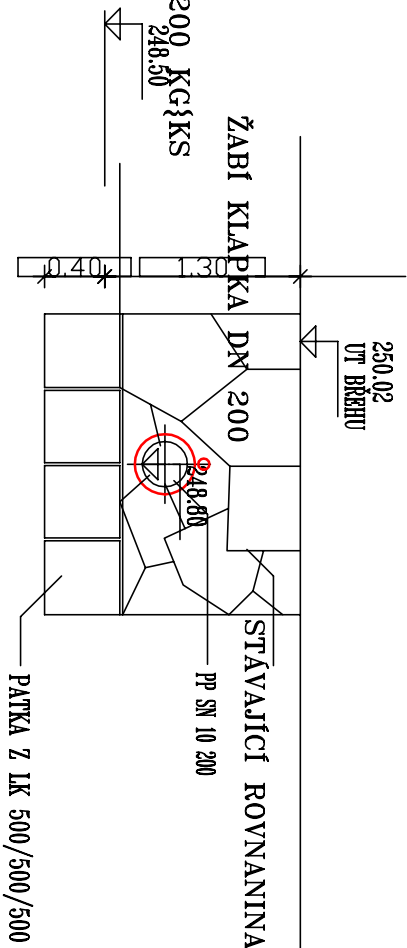

PŮDORYS

VODOTEČ OTICKÝ PŘÍKOP

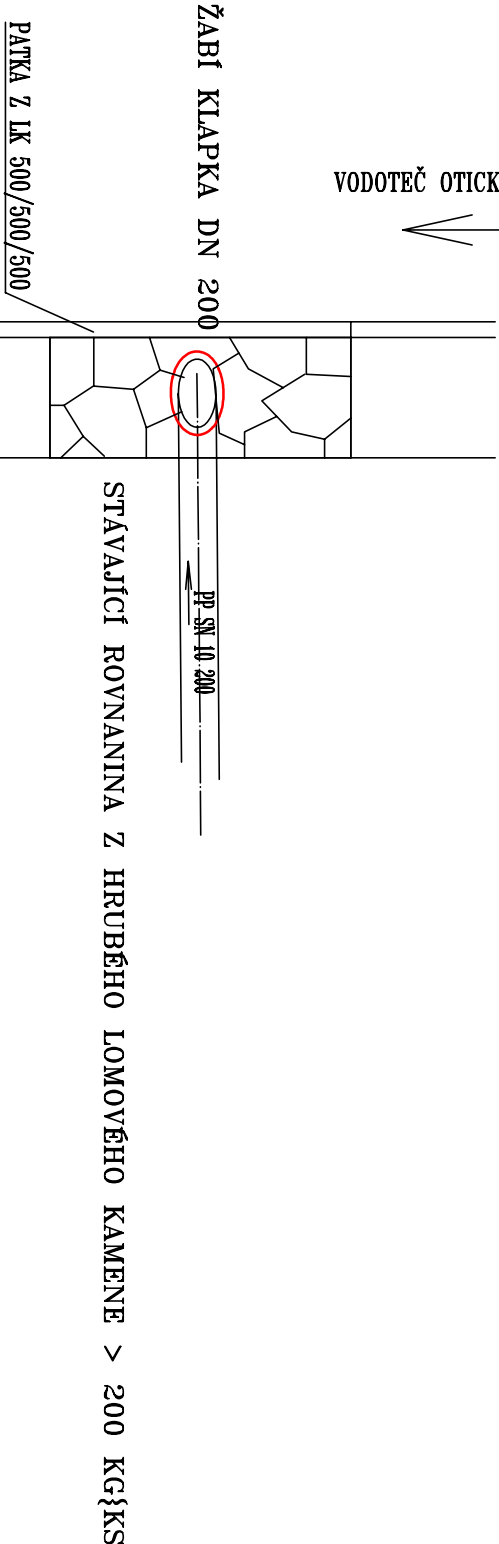

± 0,000 = 251,450

JL J&J STUDIO
INŽENÝRSKÉ SÍTĚ

INVESTOR: STATUTÁRNÍ MĚSTO DPAVA HORNÍ NÁMĚSTÍ 69 746 26 DPAVA		GENERÁLNÍ PROJEKTANT: ATELÉŘ EMMET, s.r.o. Otčka 317/32, 746 01 Opava, CZ IČ: 277 89 594 DIČ: CZ 277 89 594	
MÍSTO STAVBY:	Kód: 71181 KYLEŠOVICE parcely: 659/5	VÝTISK ČÍSLO:	
PROJEKTANT PROJESE:	ING. BLANKA LIČMANOVÁ, OTČKÁ 32, 746 01 DPAVA KONTAKT: +420 608 711 203	VÝTISK ČÍSLO:	
VYPRACOVAL:	ING. JIŘÍ JUREČKA	VÝTISK ČÍSLO:	
Č. ZAKÁZKY PROJESE:		VÝTISK ČÍSLO:	
STAVBA OPAVA – KYLEŠOVICE NOVOSTAVBA HASIČSKÉ ZBRONICE		STUPEŇ PROJEKTU: DPS	
OBJEKT SO 03 SPLAŠKOVÁ KANALIZACE SO 05 PŘÍPOJKA VODY SO 04 DEŠŤOVÁ KANALIZACE SO 06 PŘÍPOJKA PLYNU		ZAK. ČÍSLO: EM. 2017 – 145	
D2.03, D2.04, D2.05, D2.06		DATUM: ÚNOR 2020	
NÁZEV VÝKRESU VÝUST. OBJEKT		MĚŘÍTKO: 1:50	
		VÝKRESU: D2.03-06	