


PŮDORYS 1.NP

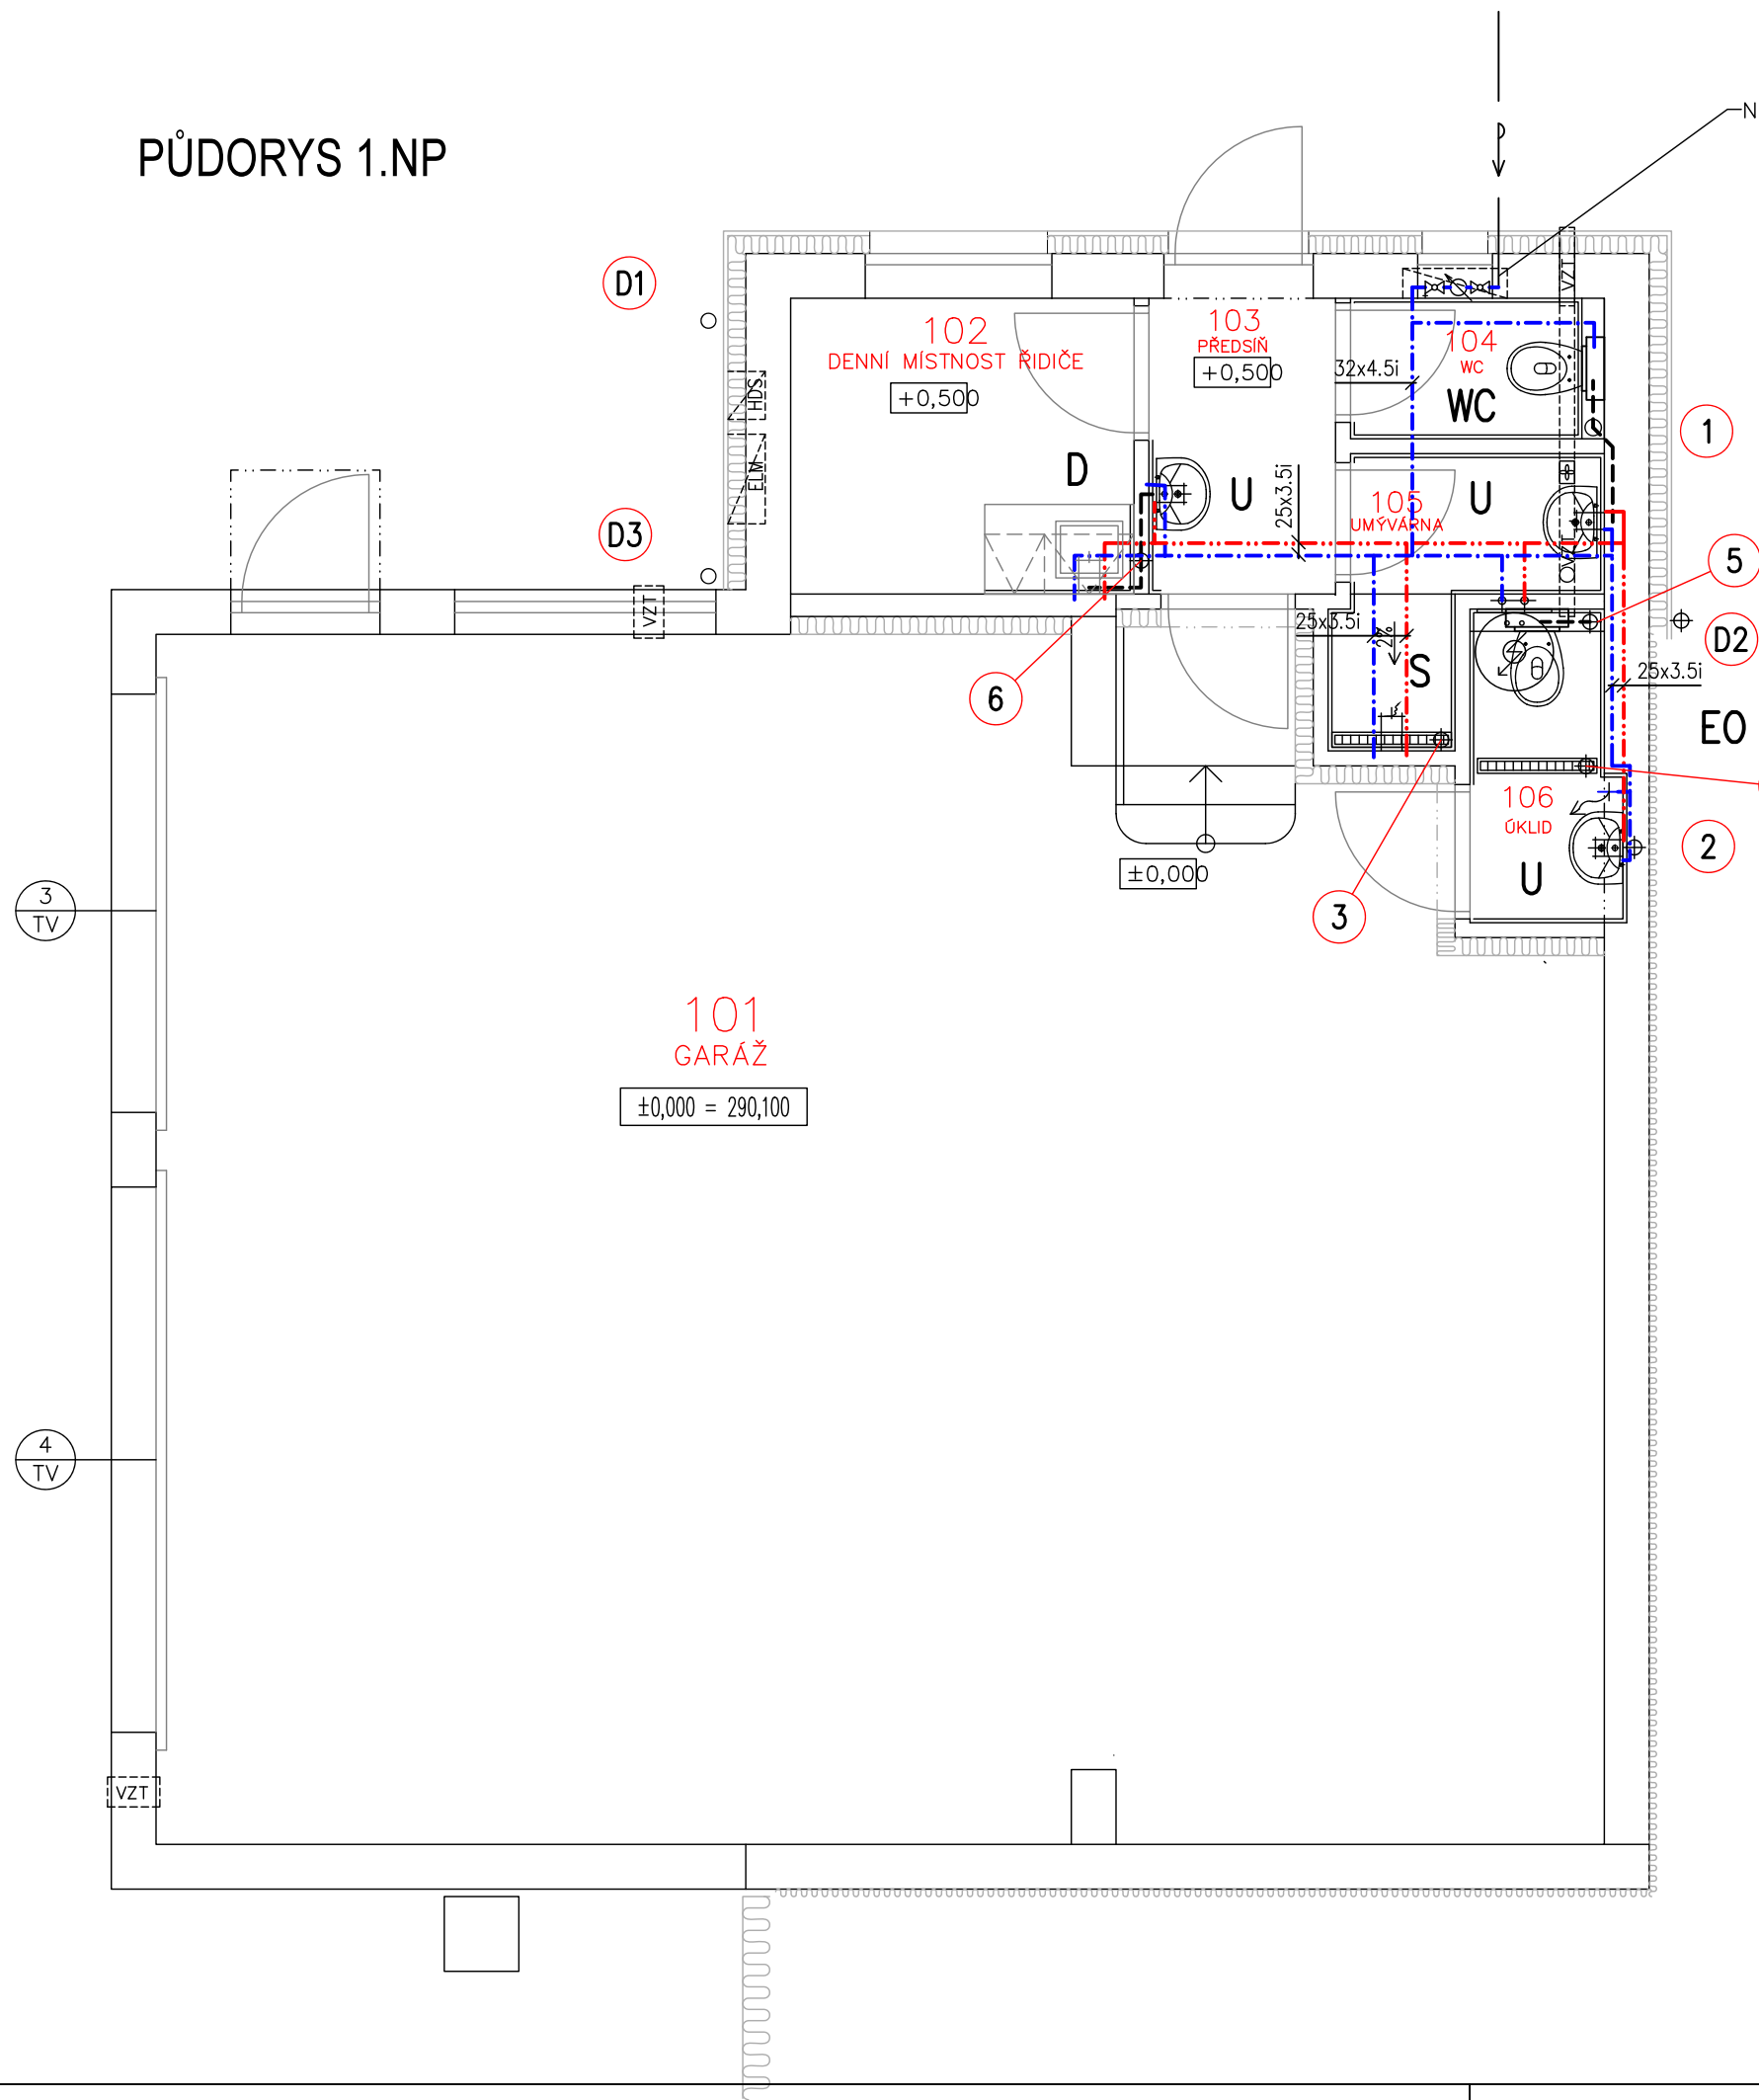


LEGENDA MÍSTNOSTÍ:

ČÍS.	ÚČEL MÍSTNOSTI	PLOCHA m2	DRUH PODLAHY
101	GARÁŽ S KOUTEM ŠPINAVÉ ŠATNY	74.86	TERACOVÁ DLAŽBA
102	DENNÍ MÍSTNOST	4.55	PVC
103	PŘEDSÍŇ	2.70	KERAMICKÁ DLAŽBA
104	WC	1.46	KERAMICKÁ DLAŽBA
105	UMÝVÁRNA	2.46	KERAMICKÁ DLAŽBA
106	ÚKLID	2.04	KERAMICKÁ DLAŽBA

CELKEM: 88.07

legenda

- kanalizace dešťová
- kanalizace splašková
- přípojka vody
- teplá voda
- studená voda

ZODPOVĚDNÝ PROJEKTANT		VYPRACOVAL		<div></div> <div>APOSPÍŠIL PROJEKTY</div> <div>Bílavecká 2411/1, 746 01 Opava – vrátnice ISOTRA 2.patro, mobil: 777 856 878, 775 077 436 e-mail: jan.pospisil@pospisilprojekty.cz, petr.pfleger@seznam.cz</div>		
Ing. Karel Patouš		Ing. Petr Pfleger				
		Helena Ohnheisrová				
INVESTOR:	Statutární město Opava městská část Malé Hoštice					
MÍSTO STAVBY:	parc.č.310/25, 310/26, 310/9, 311/12 a 326/2 k.ú. Malé Hoštice			DATUM	09/2021	
STAVEBNÍ ÚPRAVY, PŘÍSTAVBA A NÁSTAVBA GARÁŽE JSDH MALÉ HOŠTICE					FORMÁT	A3
					Č. ZAKÁZKY	--
					STUPEŇ PD	UR+DSP
OBSAH VÝKRESU: PŮDORYS 1.NP					MĚŘÍTKO: 1:50	ČÍSLO VÝKRESU: D.1.4-04