


PŮDORYS 1.NP (M 1:100)

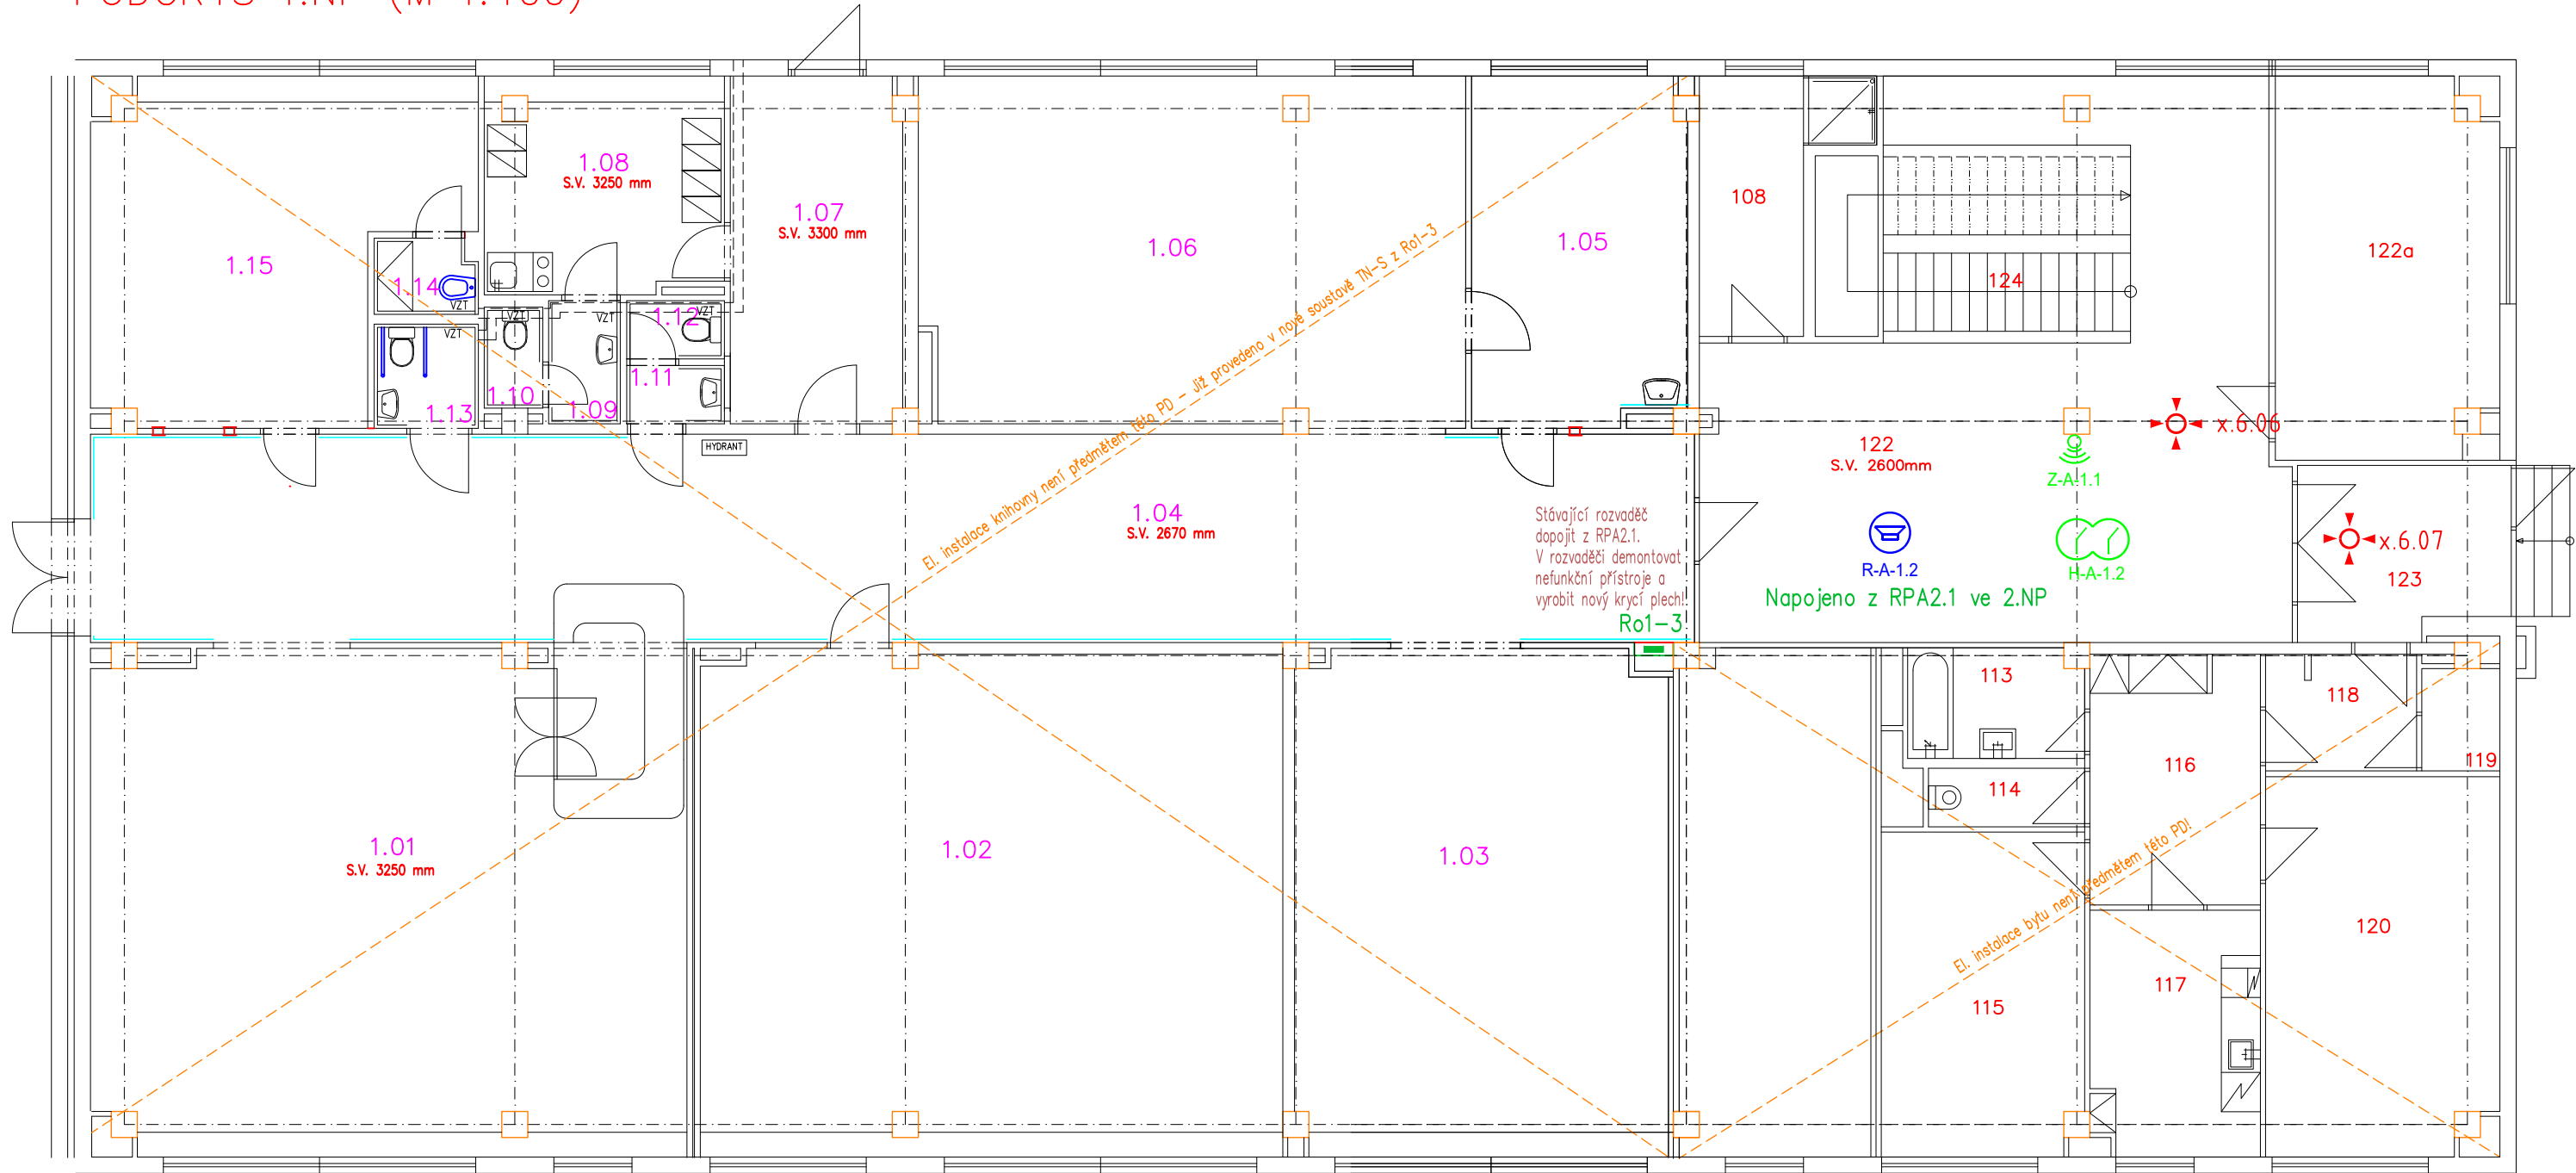

LEGENDA JC:

- JČ – HLAVNÍ HODINY
- JČ – JEDNOSTRANNÉ HODINY S CIFERNÍKEM
- JČ – OBOUSTRANNÉ HODINY S CIFERNÍKEM
- JČ – ROZBOČOVACÍ KRABICE
- JČ – ŠKOLNÍ ZVONEK

LEGENDA MR:

- MR – ÚSTŘEDNA IP
- MR – ZESILOVAČ
- MR – REPRODUKTOR NÁSTĚNNÝ
- MR – REPRODUKTOR DO PODHLEDU
- MR – IP STANICE HLASATELE

LEGENDA PZTS:

- EXP PZTS – KONCENTRÁTOR
- ZDR PZTS – NAPÁJECÍ ZDROJ
- HUB PZTS – POSILOVAČ SBĚRNICE
- PZTS – POHYBOVÉ ČIDLO-STROPNÍ
- PZTS – POHYBOVÉ ČIDLO
- PZTS – DETEKTOR POŽÁRU
- PZTS – FIHX 04/02

LEGENDA MaR:


- MaR – Snímač teploty a relevantní vlhkosti sběrnicový
- MaR – Řídící jednotka Mar (rozvaděč 36M do zdi)

Upozornění : Při souběhu kabelů do 1000V s vedením sdělovacím je nutno dodržet odstup min. 20cm!!!

ROZVODNÁ SOUSTAVA : 3NPE~50Hz,400V/TN–C–S  
OCHRANA PŘED ÚRAZEM EL.PROUDEM DLE ČSN 33 2000–4–41 ed.3  
AUTOMATICKÝM ODPOJENÍM OD ZDROJE  
+ DOPLŇKOVÁ OCHRANA PROUDOVÝM CHRÁNIČEM max.30mA  
+ OCHRANNÝM DOPLŇUJÍCÍM POSPOJOVÁNÍM

PAVILON UV13Z–0

Tabulka místností			Tabulka místností		
Číslo	Název	Plocha [m²]	Číslo	Název	Plocha [m²]
108	ŠATNA SE SPRCHOU	7,60	120	POKOJ	20,53
113	KOUPELNA	4,52	121	CHODBA	78,78
114	WC	2,14	122	CHODBA	61,94
115	POKOJ	15,34	122a	KANCELÁŘ	20,36
116	HALA	10,07	123	ZÁDVEŘÍ	6,96
117	KUCHYŇ	9,78	124	SCHODIŠTOVÝ PROSTOR	14,40
118	PŘEDSÍŇ	4,01			
119	KOMORA	1,90			

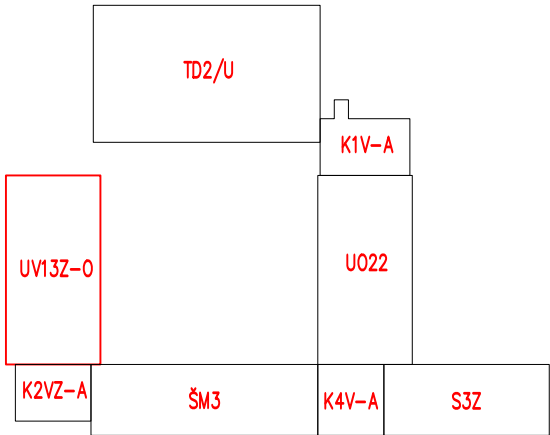

NÁZEV A MÍSTO AKCE : Základní škola Opava – Šrámkova 4 Zařízení silnoproudé a slaboproudé elektrotechniky a stavební úpravy pavilonu UV13Z–0 a spojovacích krčků K1V–A, K2VZ–A, K4V–A		<b>INDETAIL s.r.o.</b> Projektování elektrických zařízení IČ: 06717390, DIČ: CZ06717390 Zacpalova 379/27, 746 01 Opava Tel.: +420 605 521 889 E-mail: kamil.kratky@seznam.cz		
INVESTOR : Základní škola Opava, Šrámkova 4, příspěvková organizace Šrámkova 1457/4, 747 05 Opava		ZODPOVĚDNÝ PROJEKTANT : KAMIL KRÁTKÝ, ČKAIT 1102773 PODPIS :		Č.PARÉ. 123456789
PROFESE : D.1.4 – Technika prostředí staveb D.1.4.2 – Elektronické komunikace		PROJEKTANT PROFESE : PETR KUČERA PODPIS :		Č.VÝKR. D.1.4.2–05
NÁZEV VÝKRESU : SLP Systémy (JČ, PZTS, MR a MaR) – 1.NP		STUPEŇ PD : DPS MĚŘÍTKO : 1:100 DATUM : LEDEN 2024		