


NÁVRH INTERIÉRU – OBECNÍ DŮM – ELEKTROINSTALACE
SPOLEČENSKÝ SÁL
PŮDORYS

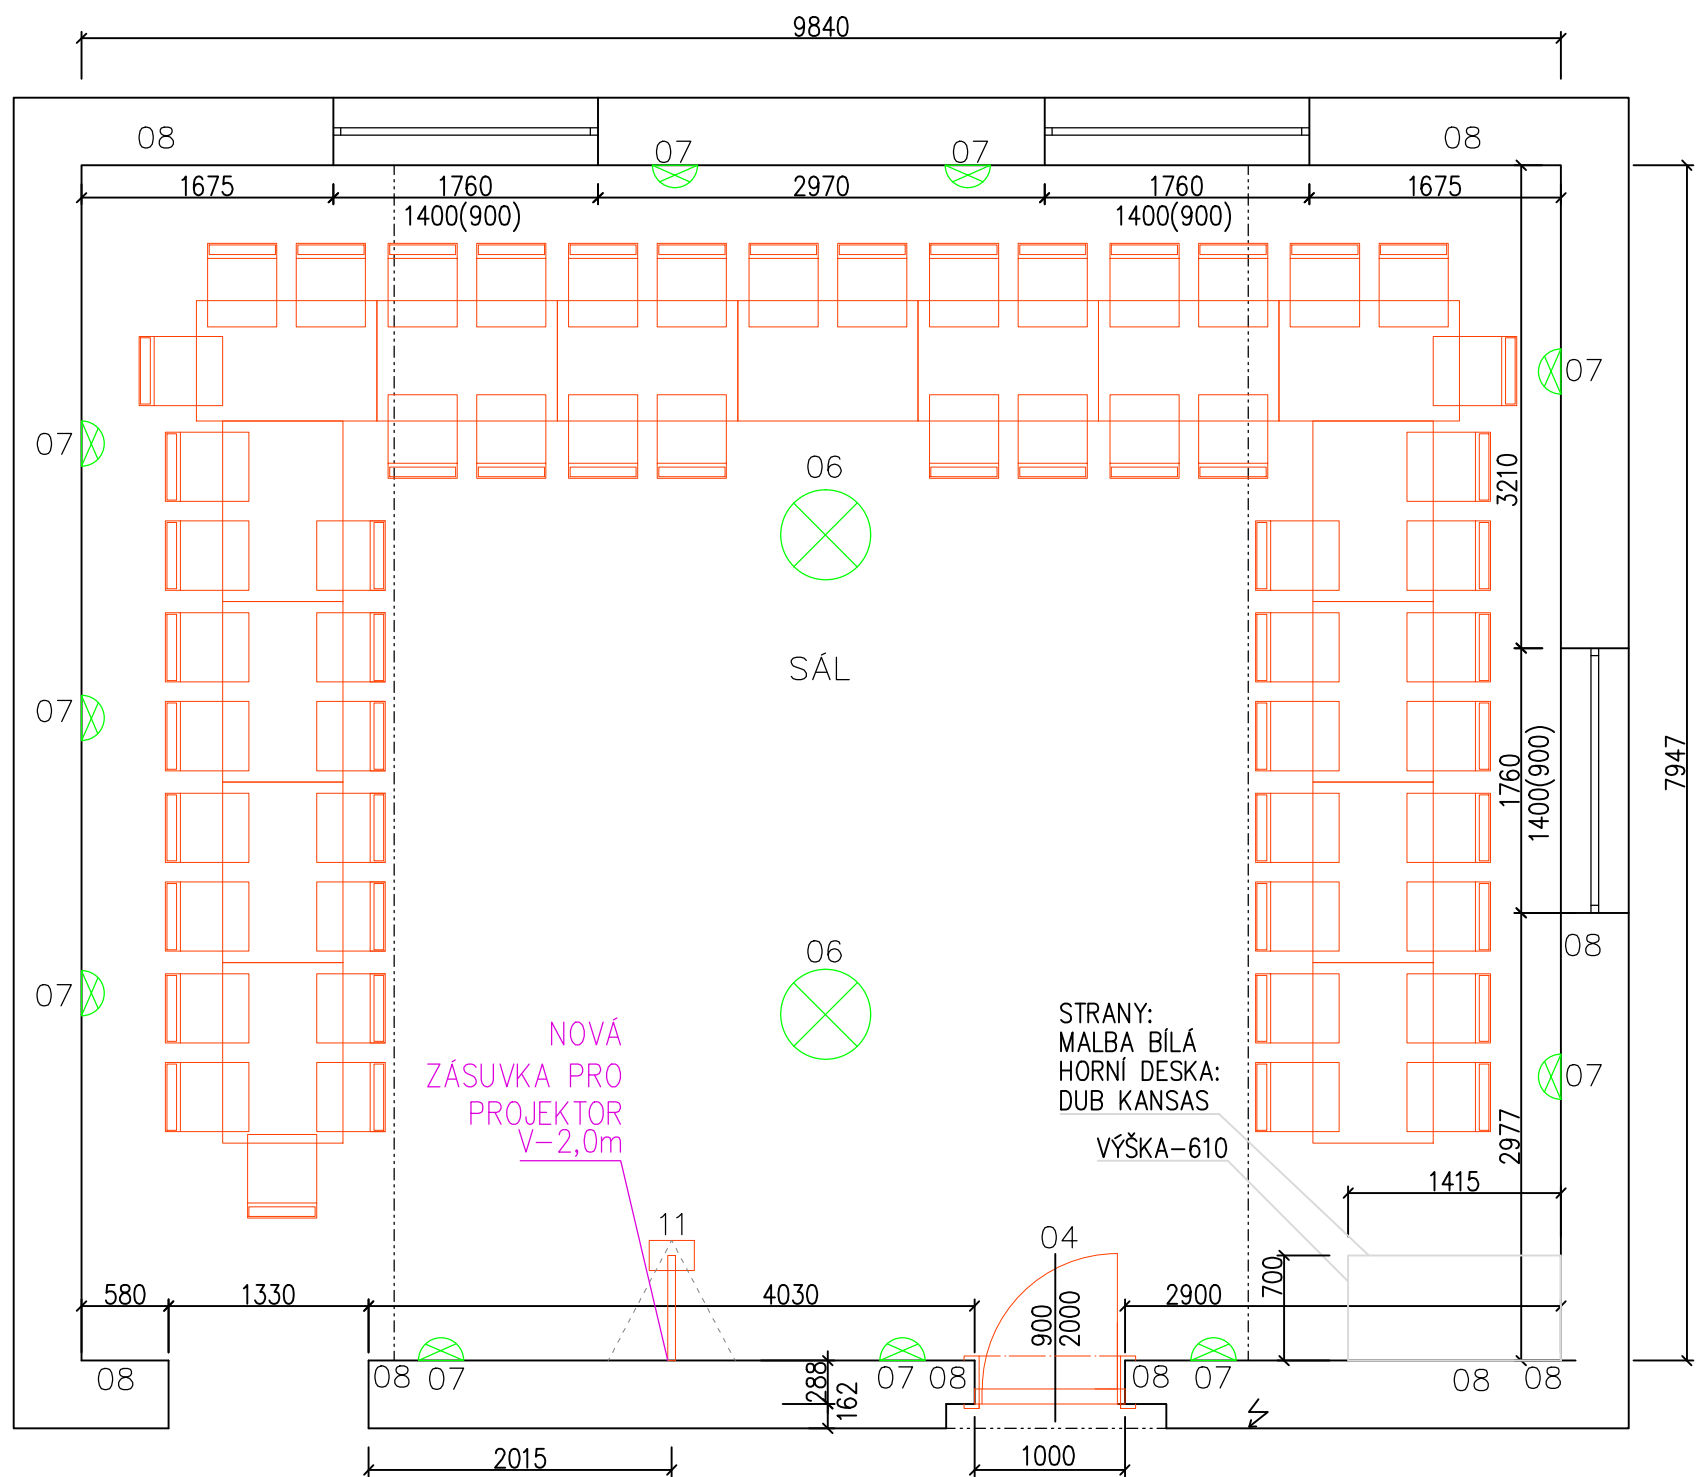

LEGENDA ZNAČENÍ

- OBVODOVÉ ZDIVO
- STÁVAJÍCÍ KONSTRUKCE NAD ŘEZEM
- STÁVAJÍCÍ VYBAVENÍ – VIDITELNÁ HRANA
- STÁVAJÍCÍ VYBAVENÍ – ZKRYTÁ HRANA
- NOVÝ NÁBYTEK – VIDITELNÁ HRANA
- NOVÝ NÁBYTEK – HRANA NAD ŘEZEM
- NOVÝ NÁBYTEK – ZKRYTÁ HRANA

POZN.: VÝKRES – ELEKTROINSTALACE NENAHAZUJE EL. PROJEKT. DOKUMENTACI, TECH. PARAMETRY SE UPŘESNÍ PŘI REALIZACI.

06 – LUSTR – STÁVAJÍCÍ



MATERUÁL: KOV
BARVA: STŘÍBRNÁ / LESK

07 – NÁSTĚNNÉ SVÍTIDLO – STÁVAJÍCÍ



MATERUÁL: KOV
BARVA: STŘÍBRNÁ / LESK


08 – VYPÍNAČE, ZÁSUVKY




BARVA: BÍLÁ



11 – PROJEKTOR, VČ. DRŽÁKU



PROJEKTOR:
BARVA: BÍLÁ
DÁLKOVÉ OVLÁDÁNÍ
MAX. PROMÍTACÍ VZDÁLENOST: 10m
ŽALUZIE: STŘÍBRNÁ



NÁSTĚNNÝ DRŽÁK – OTOČNÝ NAKLÁPĚCÍ
DÉLKA RAMENE: 604mm
BARVA: BÍLÁ
UCHYCENÍ PROJEKTORU ZABUDOVANOU MATKOU

LEGENDA ZNAČENÍ:

- LUSTR SVÍTIDLO – STÁVAJÍCÍ
- NÁSTĚNNÉ SVÍTIDLO – STÁVAJÍCÍ

POZNÁMKA:

KONCOVÉ PRVKY EL. INSTALACE BUDOU VE STEJNÝCH POZICÍCH, JAKO BYLY PŮVODNÍ SVÍTIDLA, ZÁSUVKY A VYPÍNAČE.
U ZÁSUVK A VYPÍNAČŮ BUDE ZACHOVÁN JEJICH TYP (KŘÍŽOVÝ, DVOJITÝ, ...)

| | | | |
|----------------|---|-------------|-----------|
| VYPRACOVAL: | Simona MOLENDOVÁ | DATUM: | 02/2025 |
| NÁZEV STAVBY: | Opava – Držkovice | MĚŘÍTKO: | 1:50 |
| NÁZEV VÝKRESU: | NÁVRH INTERIÉRU OBECNÍ DŮM – SPOLEČENSKÝ SÁL – ELEKTROINSTALACE | Č. VÝKRESU: | D.1.3.02. |

